


Za zgodność z oryginałem

ASYSTENT PROJEKTANTA  
inż. Katarzyna Myślińska

2020 - 11 - 20

120/18

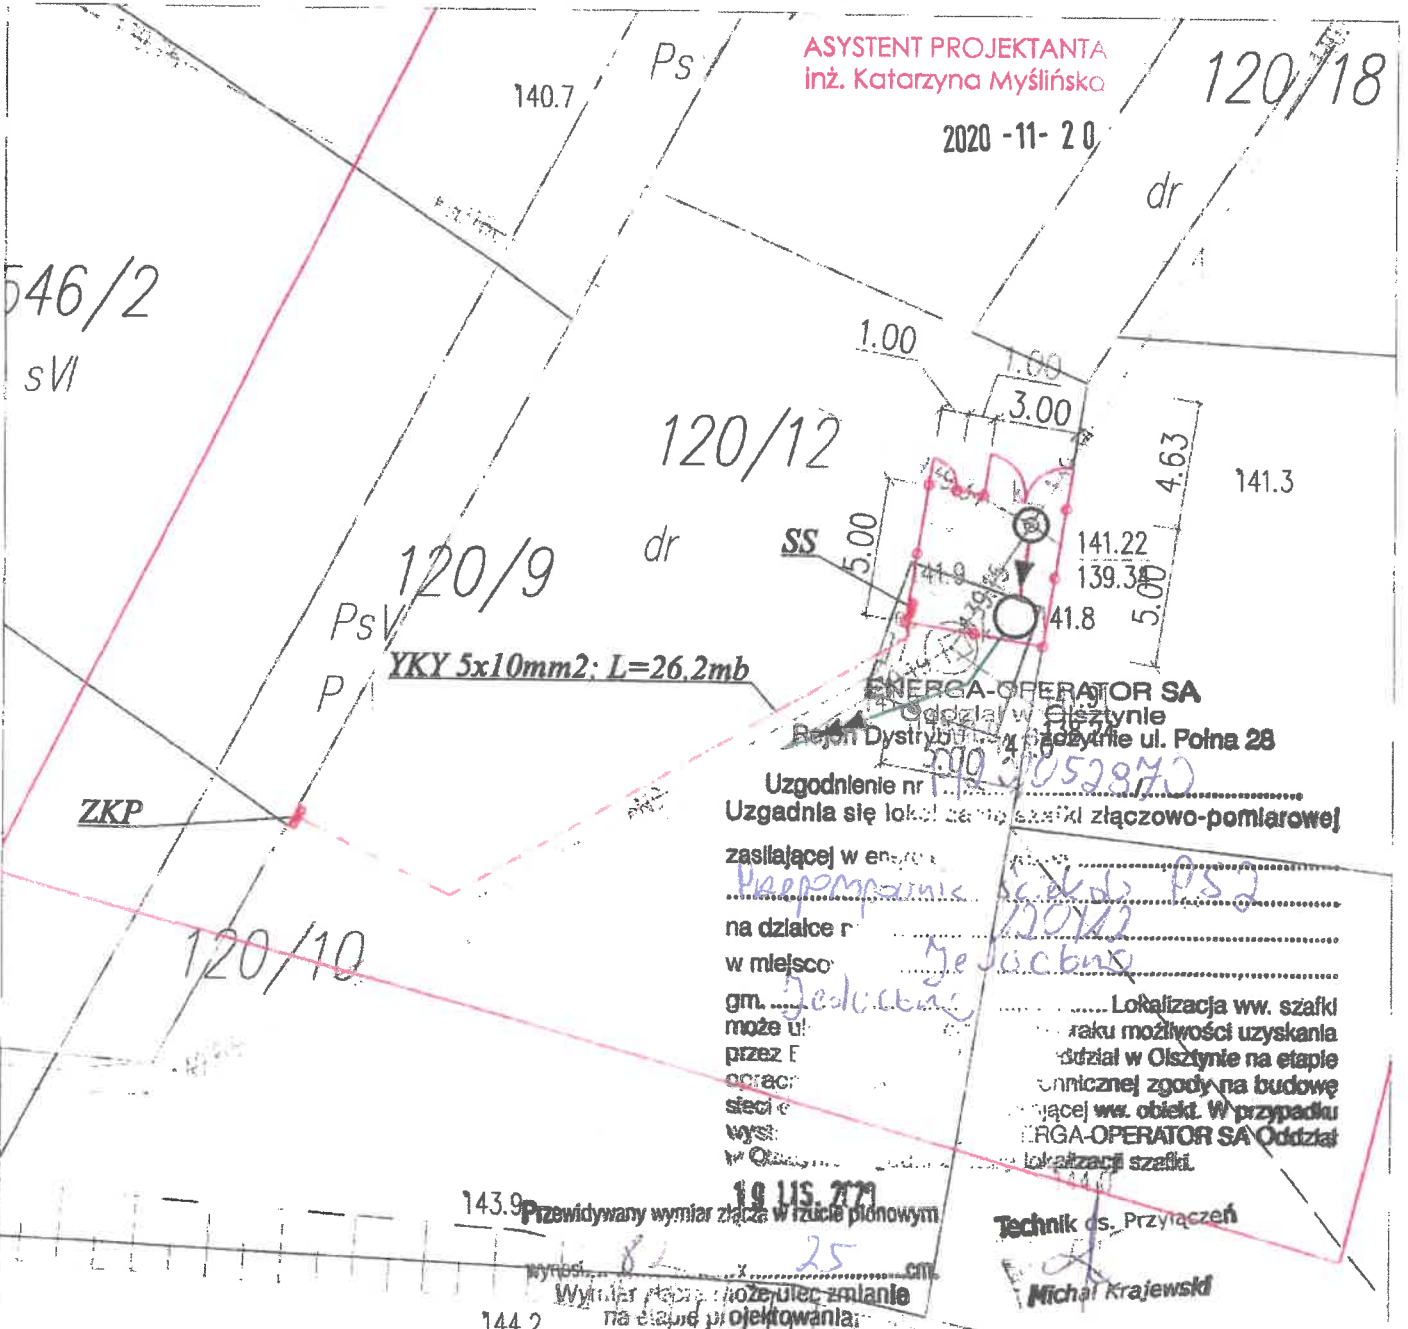

ENERGA-OPERATOR SA  
Oddział w Gisztynie  
Rejon Dystrybucyjny Gisztynie ul. Polna 28  
590 5052870

Uzgodnienie nr .....  
Uzgodniła się lokalizacja szafki złączowo-pomiarowej  
zasilającej w energię .....  
na działce nr .....  
w miejscowości .....  
gm. .... Lokalizacja ww. szafki  
może być ..... roku możliwości uzyskania  
przez E ..... udział w Gisztynie na etapie  
opracowania ..... unicznej zgody na budowę  
sieci .....ającej ww. obiekt. W przypadku  
wystąpienia ..... ERGA-OPERATOR SA Oddział  
w Gisztynie ..... lokalizacji szafki.

143.9 Przewidywany wymiar złącza w rzucie pionowym  
Wymiar może ulec zmianie  
na etapie projektowania  
144.2

Technik ds. Przyłączeń  
Michał Krajewski

118/10

LEGENDA:

- projektowana sieć kanalizacji tłocznej
- projektowana sieć kanalizacji grawitacyjnej
- kabel elektryczny YKY 5x10mm<sup>2</sup>, L=26,2m
- PS2 - przepompownia ścieków
- SS - szafka sterownicza przepompowni
- ZKP - szafka złączowo-pomiarowa - opracowanie Energa Operator SA
- projektowane ogrodzenie panelowe
- projektowana brama dwudzielna szer. 3,00m
- projektowana furtka szer. 1,00m
- projektowane utwardzenie z kostki betonowej gr. 8cm



Biuro Projektów Inżynierskich  
Sp. z o.o. Sp. k.  
12-100 Szczytno  
ul. B. Chrobrego 1  
tel. 503-153-643

PROJEKT BUDOWLANY PRZEBUDOWY SIECI KANALIZACJI  
SANITARNEJ W JEDWABNIE

Nr rys.  
**PZT-E2**

Przedmiot rysunku:  
Projekt zagospodarowania terenu - przepompownia PS2

skala:  
**1:250**

Inwestor: Zakład Gospodarki Komunalnej Sp. z o.o. w  
Jedwabnie, 12-122 Jedwabno, ul. 1 Maja 63

data:  
**03.11.2020**

Stanowisko	Imię i nazwisko	numer uprawnień
Projektant	mgr inż. Jacek Działkowiak	WAM/0088/PWOE/13
Sprawdzający	mgr inż. Robert Dwurznik	POM/0186/OWOE/13
Projektant	mgr inż. Adam Wardecki	WAM/0046/PWOS/06
Sprawdzający	mgr inż. Aleksandra Baran	WAM/0035/POOS/14