


Za zgodność z oryginałem:

K. Myślińska
ASYSTENT PROJEKTANTA
inż. Katarzyna Myślińska

2020-11-20

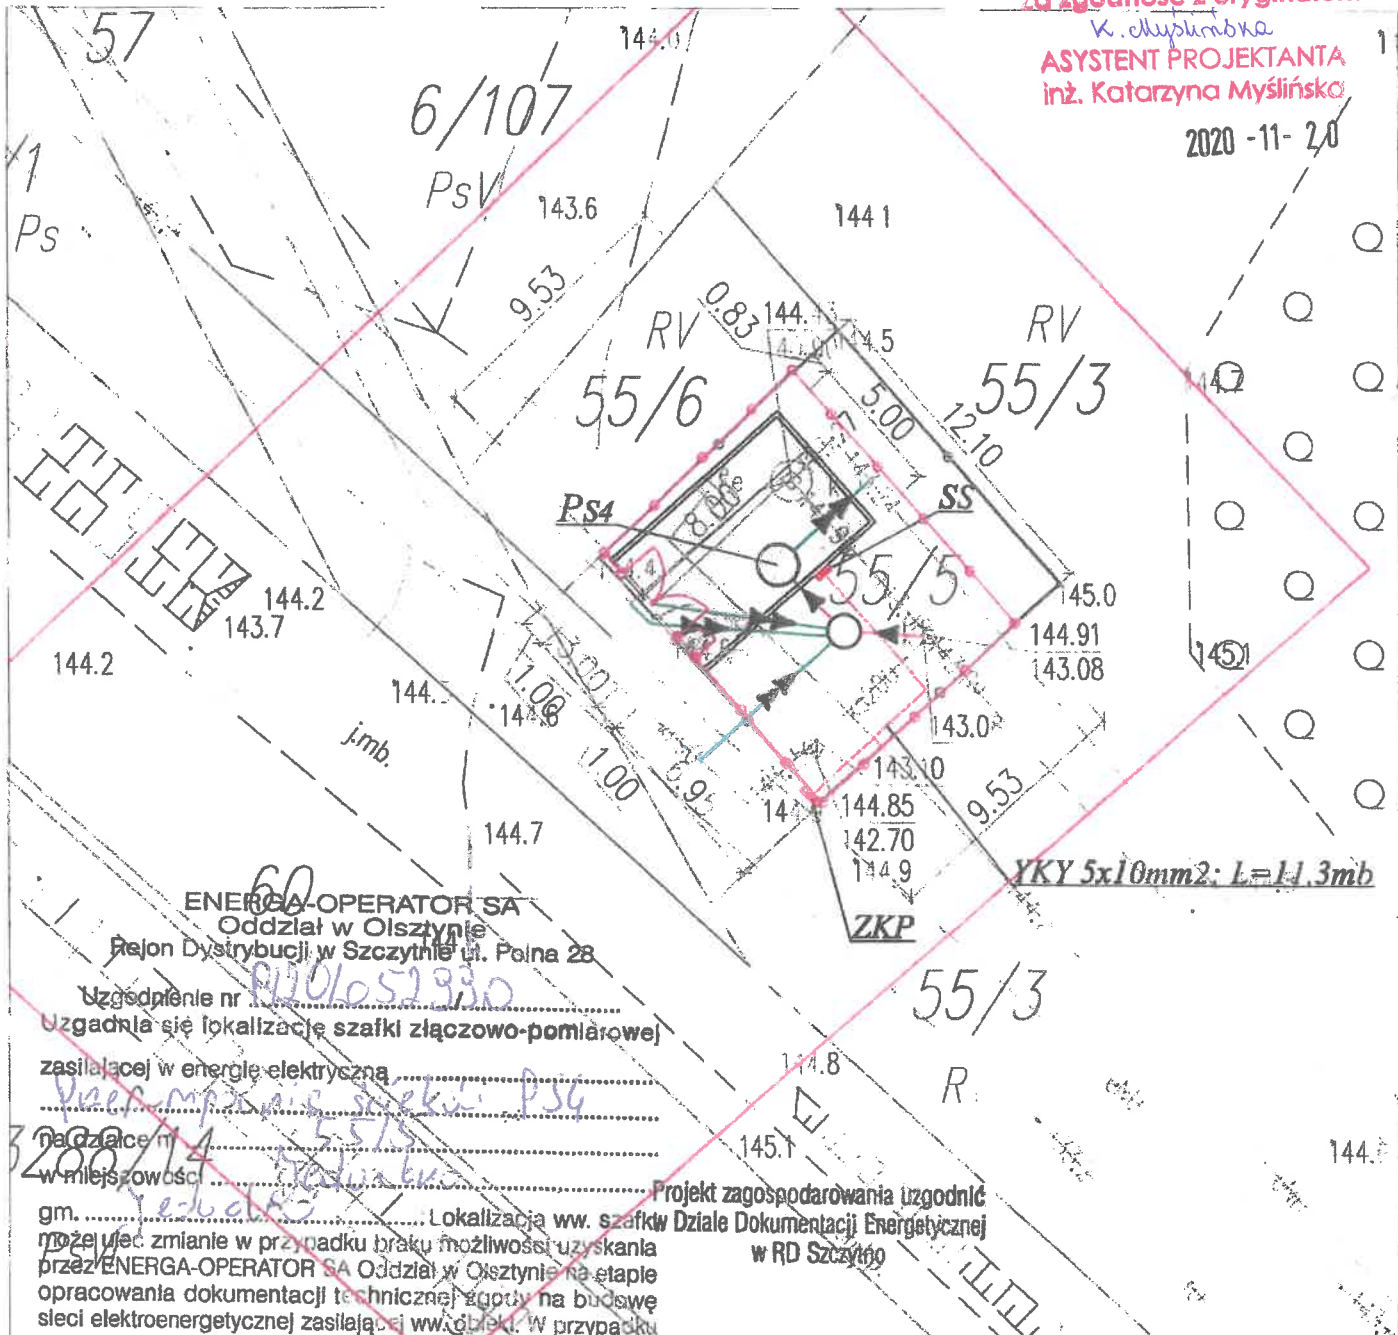

ENERGA-OPERATOR SA
Oddział w Olsztynie
Rejon Dystrybucji w Szczytnie ul. Polna 28

Uzgodnienie nr 9201057930
Uzgodniła się lokalizacja szafki złączowo-pomiarowej
zasilającej w energię elektryczną

na działce nr 288/14
w miejscowości Jedwabno gm. Jedwabno

Projekt zagospodarowania uzgodnić
Dział Dokumentacji Energetycznej
w RD Szczytno

19 LIS. 2020
Przewidywany wymiar złącza w rzucie pionowym
wynosi 80 x 25 cm.
Wymiar złącza może ulec zmianie
na etapie projektowania.

Technik ds. Pr. Łączn.
Michał Krajski

- LEGENDA:**
- projektowana sieć kanalizacji tłocznej
 - projektowana sieć kanalizacji grawitacyjnej
 - kabel elektryczny YKY 5x10mm², L=11,3m
 - PS4 - przepompownia ścieków
 - SS - szafka sterownicza przepompowni
 - ZKP - szafka złączowo-pomiarowa - opracowanie Energa Operator SA
 - projektowane ogrodzenie panelowe
 - projektowana brama dwudzielna szer. 3,00m
 - projektowana furka szer. 1,00m
 - projektowane utwardzenie z kostki betonowej gr. 8cm

Biuro Projektów Inżynierskich
Sp. z o.o. Sp. k.
12-100 Szczytno
ul. B. Chrobrego 1
tel. 503-153-643

Stanowisko	Imię i nazwisko	numer uprawnień
Projektant	mgr inż. Jacek Działkowiak	WAM/0088/PWOE/13
Sprawdzający	mgr inż. Robert Dwurznik	POM/0186/OWOE/13
Projektant	mgr inż. Adam Wardecki	WAM/0046/PWOS/06
Sprawdzający	mgr inż. Aleksandra Baran	WAM/0035/POOS/14

PROJEKT BUDOWLANY PRZEBUDOWY SIECI KANALIZACJI
SANITARNEJ W JEDWABNIE

Nr rys. PZT-E4

Przedmiot rysunku:
Projekt zagospodarowania terenu - przepompownia PS4

skala: 1:250

Inwestor: Zakład Gospodarki Komunalnej Sp. z o.o. w
Jedwabnie, 12-122 Jedwabno, ul. 1 Maja 63

data: 03.11.2020

podpis