


PROJEKT ZAGOSPODAROWANIA TERENU SKALA 1:500

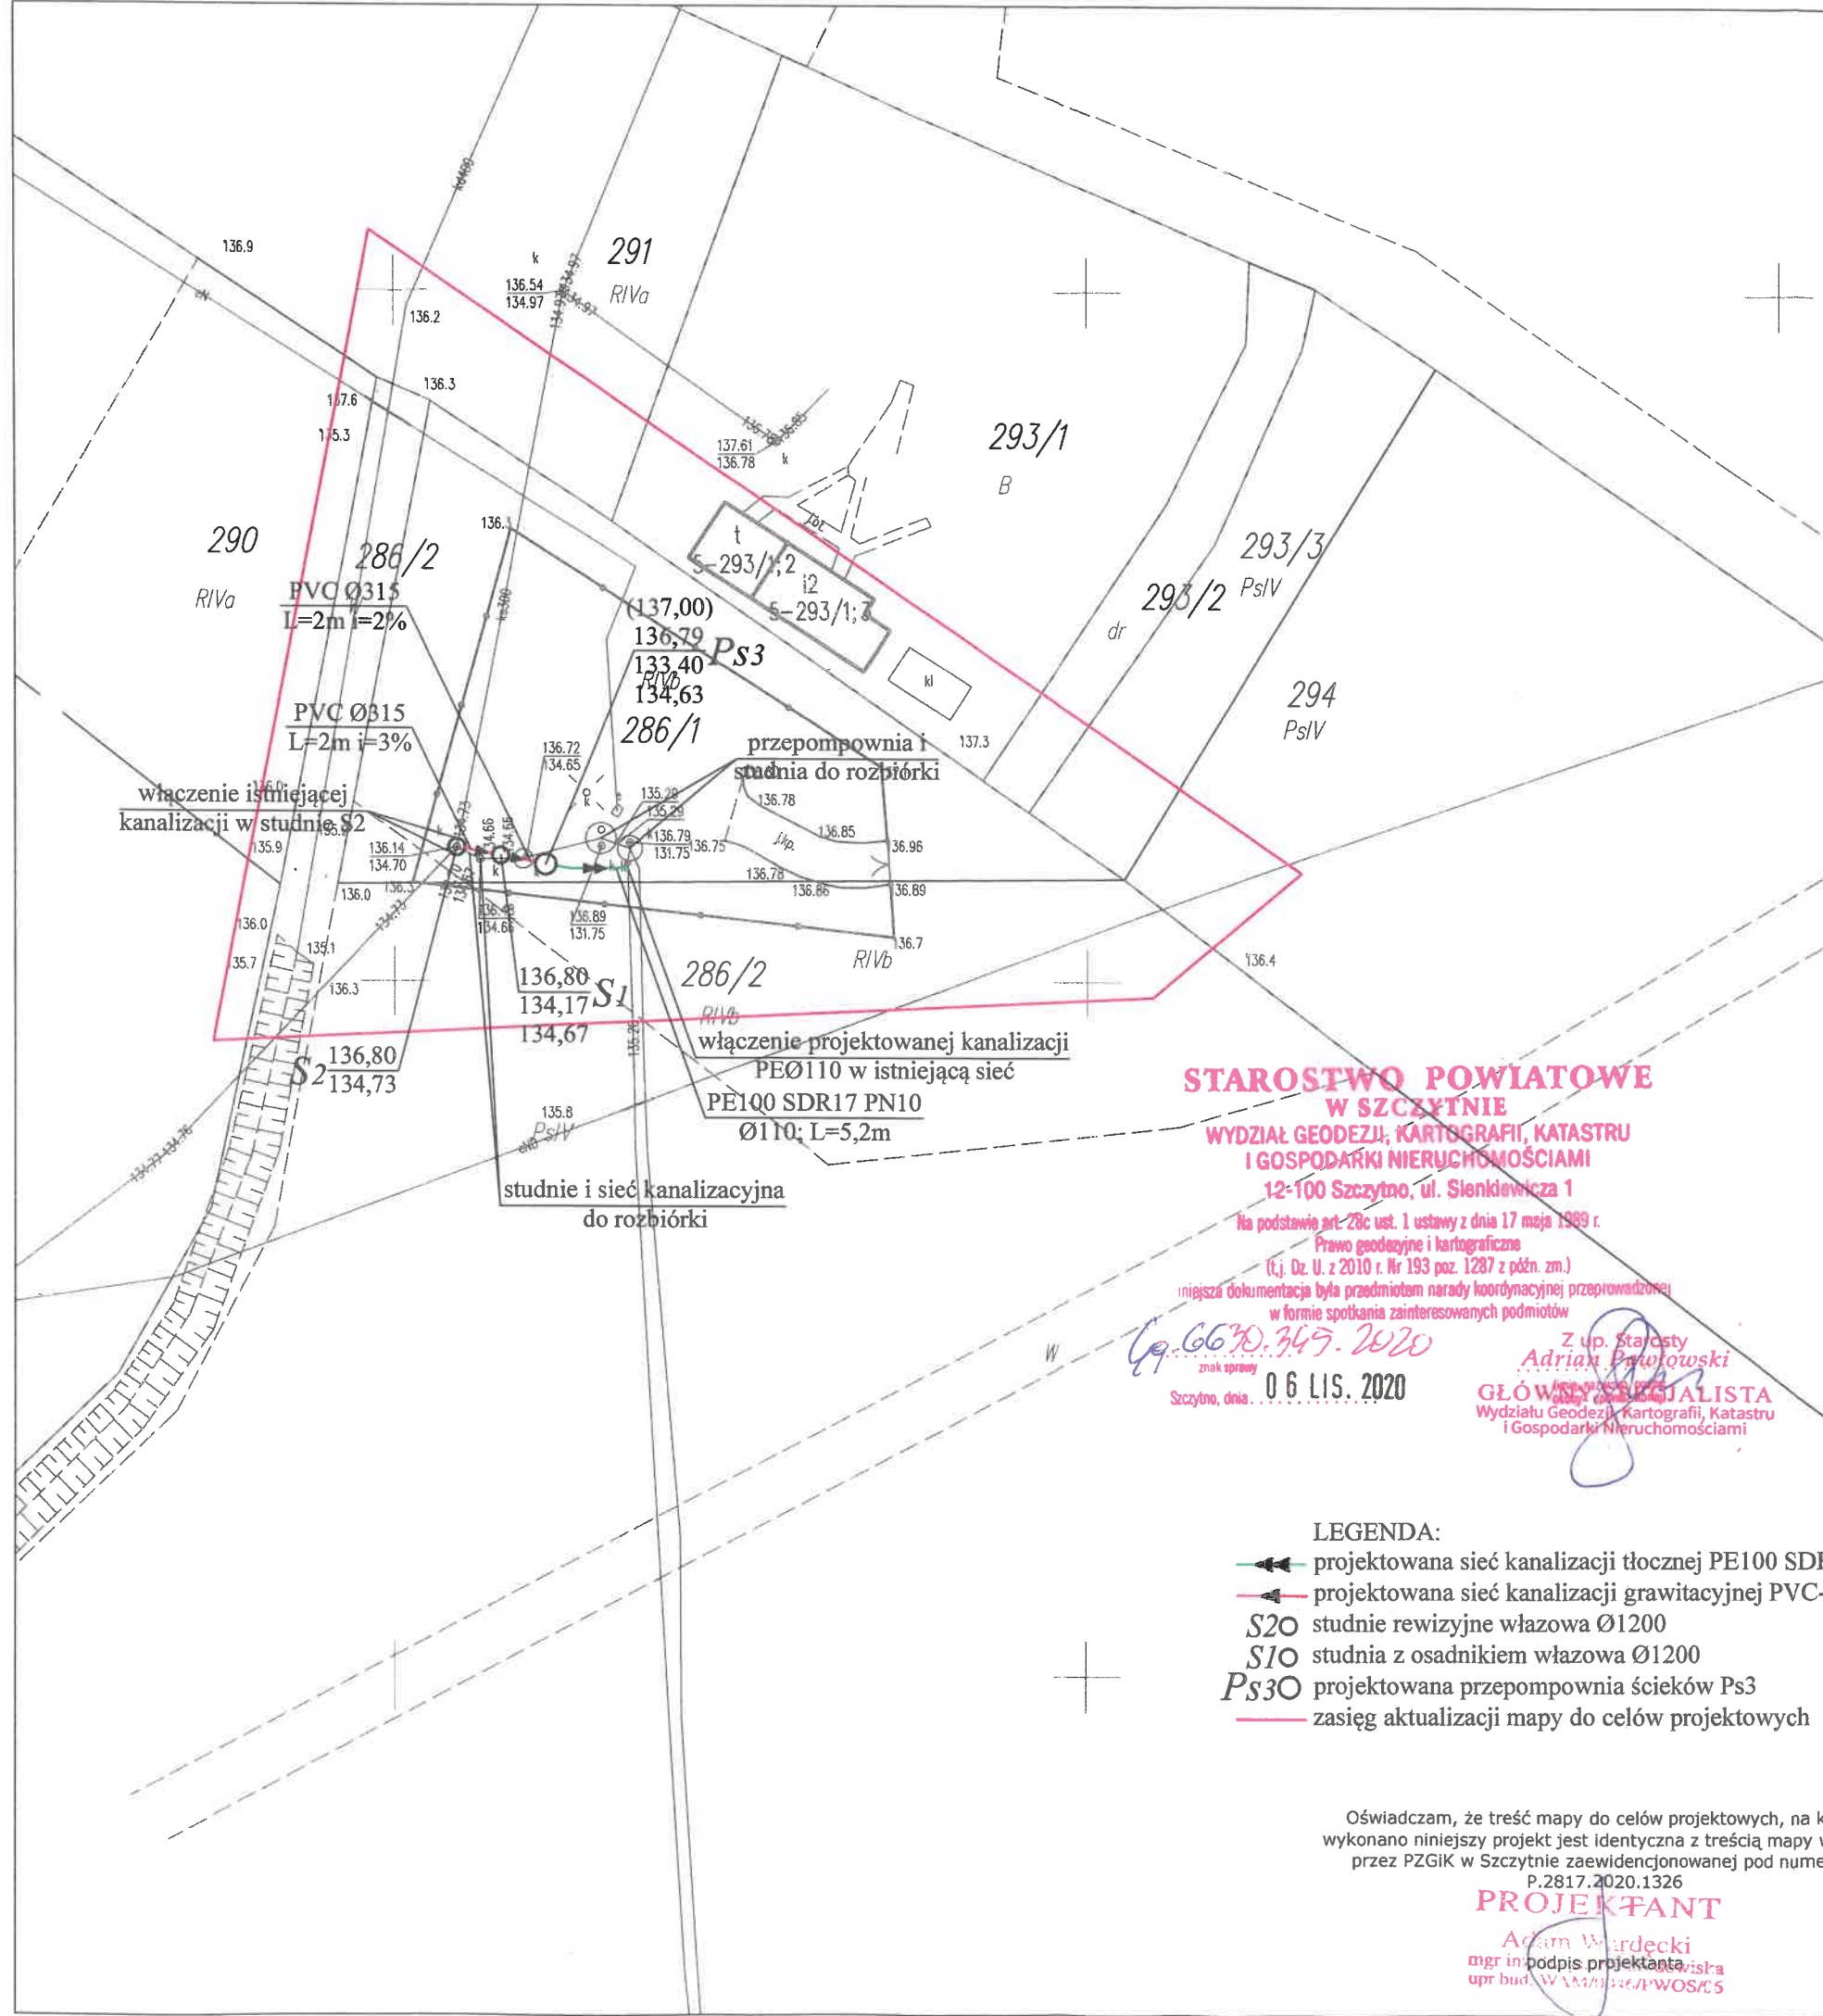

MAPA DO CELÓW PROJEKTOWYCH		
Oznaczenie kancelaryjne zgłoszenia pracy geodezyjnej (KERG)	Gg.6641.979.2020	
Województwo	warmińsko - mazurskie	
Powiat	szczytyński	
Jednostka ewidencyjna (gmina)	Identyfikator / nazwa	281703 2 / Jedwabno
Obręb ewidencyjny	Identyfikator / nazwa	281703_2.0005 / Jedwabno
Działka ewidencyjna	286/1	
Skala mapy	1:500	
Nazwa układu współrzędnych	prostokątnych płaskich / strefa wysokości	2000 / 7
Numer godła	Kronsztadt 60	
Oznaczenie granic obszaru, który był przedmiotem aktualizacji	7.202.18.14.2.1	
Służebności gruntowe mające wpływ na zagospodarowanie gruntów zlokalizowanych w granicach projektowanej inwestycji	nie badano KW w zakresie służebności gruntowych	
Linie rozgraniczające tereny o różnym przeznaczeniu zgodnie z MPZP lub decyzją o warunkach zabudowy	brak	
Nieprzekraczalna linia zabudowy zgodnie z MPZP lub decyzją o warunkach zabudowy	brak	
Kontur użytku gruntowego, który nie jest ujawniony w bazie danych ewidencji gruntów i budynków	brak	
09.06.2020	ABO-geo GEODEZJA I KARTOGRAFIA Błażej Orzol 12-120 Oźwierzuty, ul. Niepodległości 10 tel. 505 604 148 NIP: 151719932, E: 269346570 Pieczęć firmowa	
Imię i nazwisko, nr uprawnień oraz data i podpis geodety uprawnionego,		

STAROSTWO POWIATOWE W SZCZYTNIE WYDZIAŁ GEODEZJI, KARTOGRAFII, KATASTRU I GOSPODARKI NIERUCHOMOŚCIAMI

12-100 Szczytno, ul. Sienkiewicza 1
Na podstawie art. 28c ust. 1 ustawy z dnia 17 maja 1989 r.
Prawo geodezyjne i kartograficzne
(t.j. Dz. U. z 2010 r. Nr 193 poz. 1287 z późn. zm.)
niejsza dokumentacja była przedmiotem narady koordynacyjnej przeprowadzonej
w formie spotkania zainteresowanych podmiotów


Gg. 6641.979.2020
znak sprawy
Szczytno, dnia 06 LIS. 2020

Z up. Starosta
Adrian Pawłowski
GŁÓWNY SPECJALISTA
Wydziału Geodezji, Kartografii, Katastru
i Gospodarki Nieruchomościami

- LEGENDA:
- projektowana sieć kanalizacji tłocznej PE100 SDR17 PN10 Ø110
 - projektowana sieć kanalizacji grawitacyjnej PVC-U Ø315 SN8
 - S2O studnie rewizyjne włączowa Ø1200
 - S1O studnia z osadnikiem włączowa Ø1200
 - Ps3O projektowana przepompownia ścieków Ps3
 - zasięg aktualizacji mapy do celów projektowych

Oświadczam, że treść mapy do celów projektowych, na której wykonano niniejszy projekt jest identyczna z treścią mapy wydanej przez PZGIK w Szczytnie zaewidencjonowanej pod numerem P.2817.2020.1326

PROJEKTANT
Adam Wardecki
mgr inż. podpis projektanta
upr. bud. WAM/0046/PWOS/06

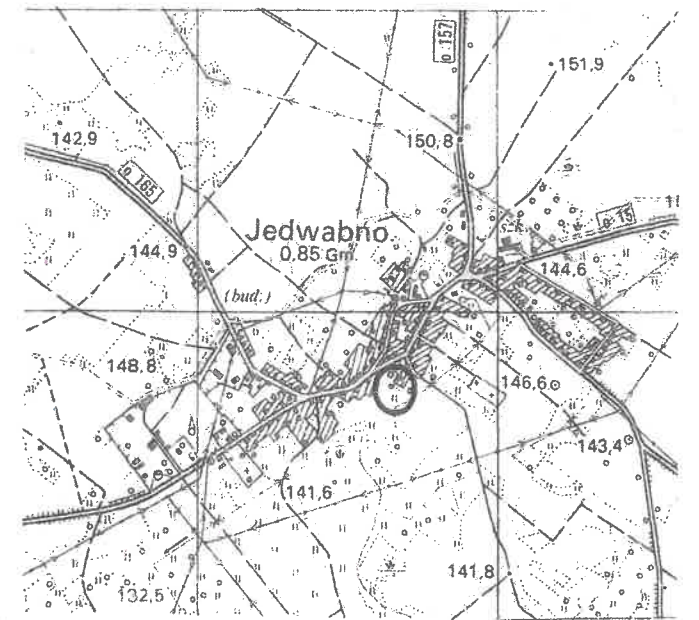

Biuro Projektów Inżynierskich Sp. z o.o. Sp. k. 12-100 Szczytno ul. B. Chrobrego 1 tel. 503-153-643	PROJEKT BUDOWLANY PRZEBUDOWY SIECI KANALIZACJI SANITARNEJ W JEDWABNIE		Nr rys. PZT-3
	Przedmiot rysunku: Projekt zagospodarowania terenu - przepompownia PS3		skala: 1:500
	Inwestor: Zakład Gospodarki Komunalnej Sp. z o.o. w Jedwabnie, 12-122 Jedwabno, ul. 1 Maja 63		data: 03.11.2020
Stanowisko	Imię i nazwisko	numer uprawnień	podpis
Projektant	mgr inż. Adam Wardecki	WAM/0046/PWOS/06	
Asystent projektanta	inż. Bartosz Szydlik		
Asystent projektanta	inż. Katarzyna Myślińska		
Sprawdzający	mgr inż. Aleksandra Baran	WAM/0035/POOS/14	