


# PROJEKT ZAGOSPODAROWANIA TERENU

## SKALA 1:500

MAPA DO CELÓW PROJEKTOWYCH		Gg.6641.979.2020
Oznaczenie kancelaryjne zgłoszenia pracy geodezyjnej (KERG)		województwo
Województwo		województwo - mazurskie
Powiat		szczytyński
Jednostka ewidencyjna (gmina)	Identyfikator / nazwa	281703 2 / Jedwabno
Obręb ewidencyjny	Identyfikator / nazwa	281703_2.0005 / Jedwabno
Działka ewidencyjna		674
Skala mapy		1:500
Nazwa układu współrzędnych		2000 / 7
Nazwa układu współrzędnych		Kronsztadt 60
Numer godła		7.202.18.14.1.1
Oznaczenie granic obszaru, który był przedmiotem aktualizacji		
Służebności gruntowe mające wpływ na zagospodarowanie gruntów zlokalizowanych w granicach projektowanej inwestycji		nie badano KW w zakresie służebności gruntowych
Linie rozgraniczające tereny o różnym przeznaczeniu zgodnie z MPZP lub decyzją o warunkach zabudowy		brak
Nieprzekraczalna linia zabudowy zgodnie z MPZP lub decyzją o warunkach zabudowy		brak
Kontur użytku gruntowego, który nie jest ujawniony w bazie danych ewidencji gruntów i budynków		brak
09.06.2020		
Imię i nazwisko, nr uprawnień oraz data i podpis geodety uprawnionego,		

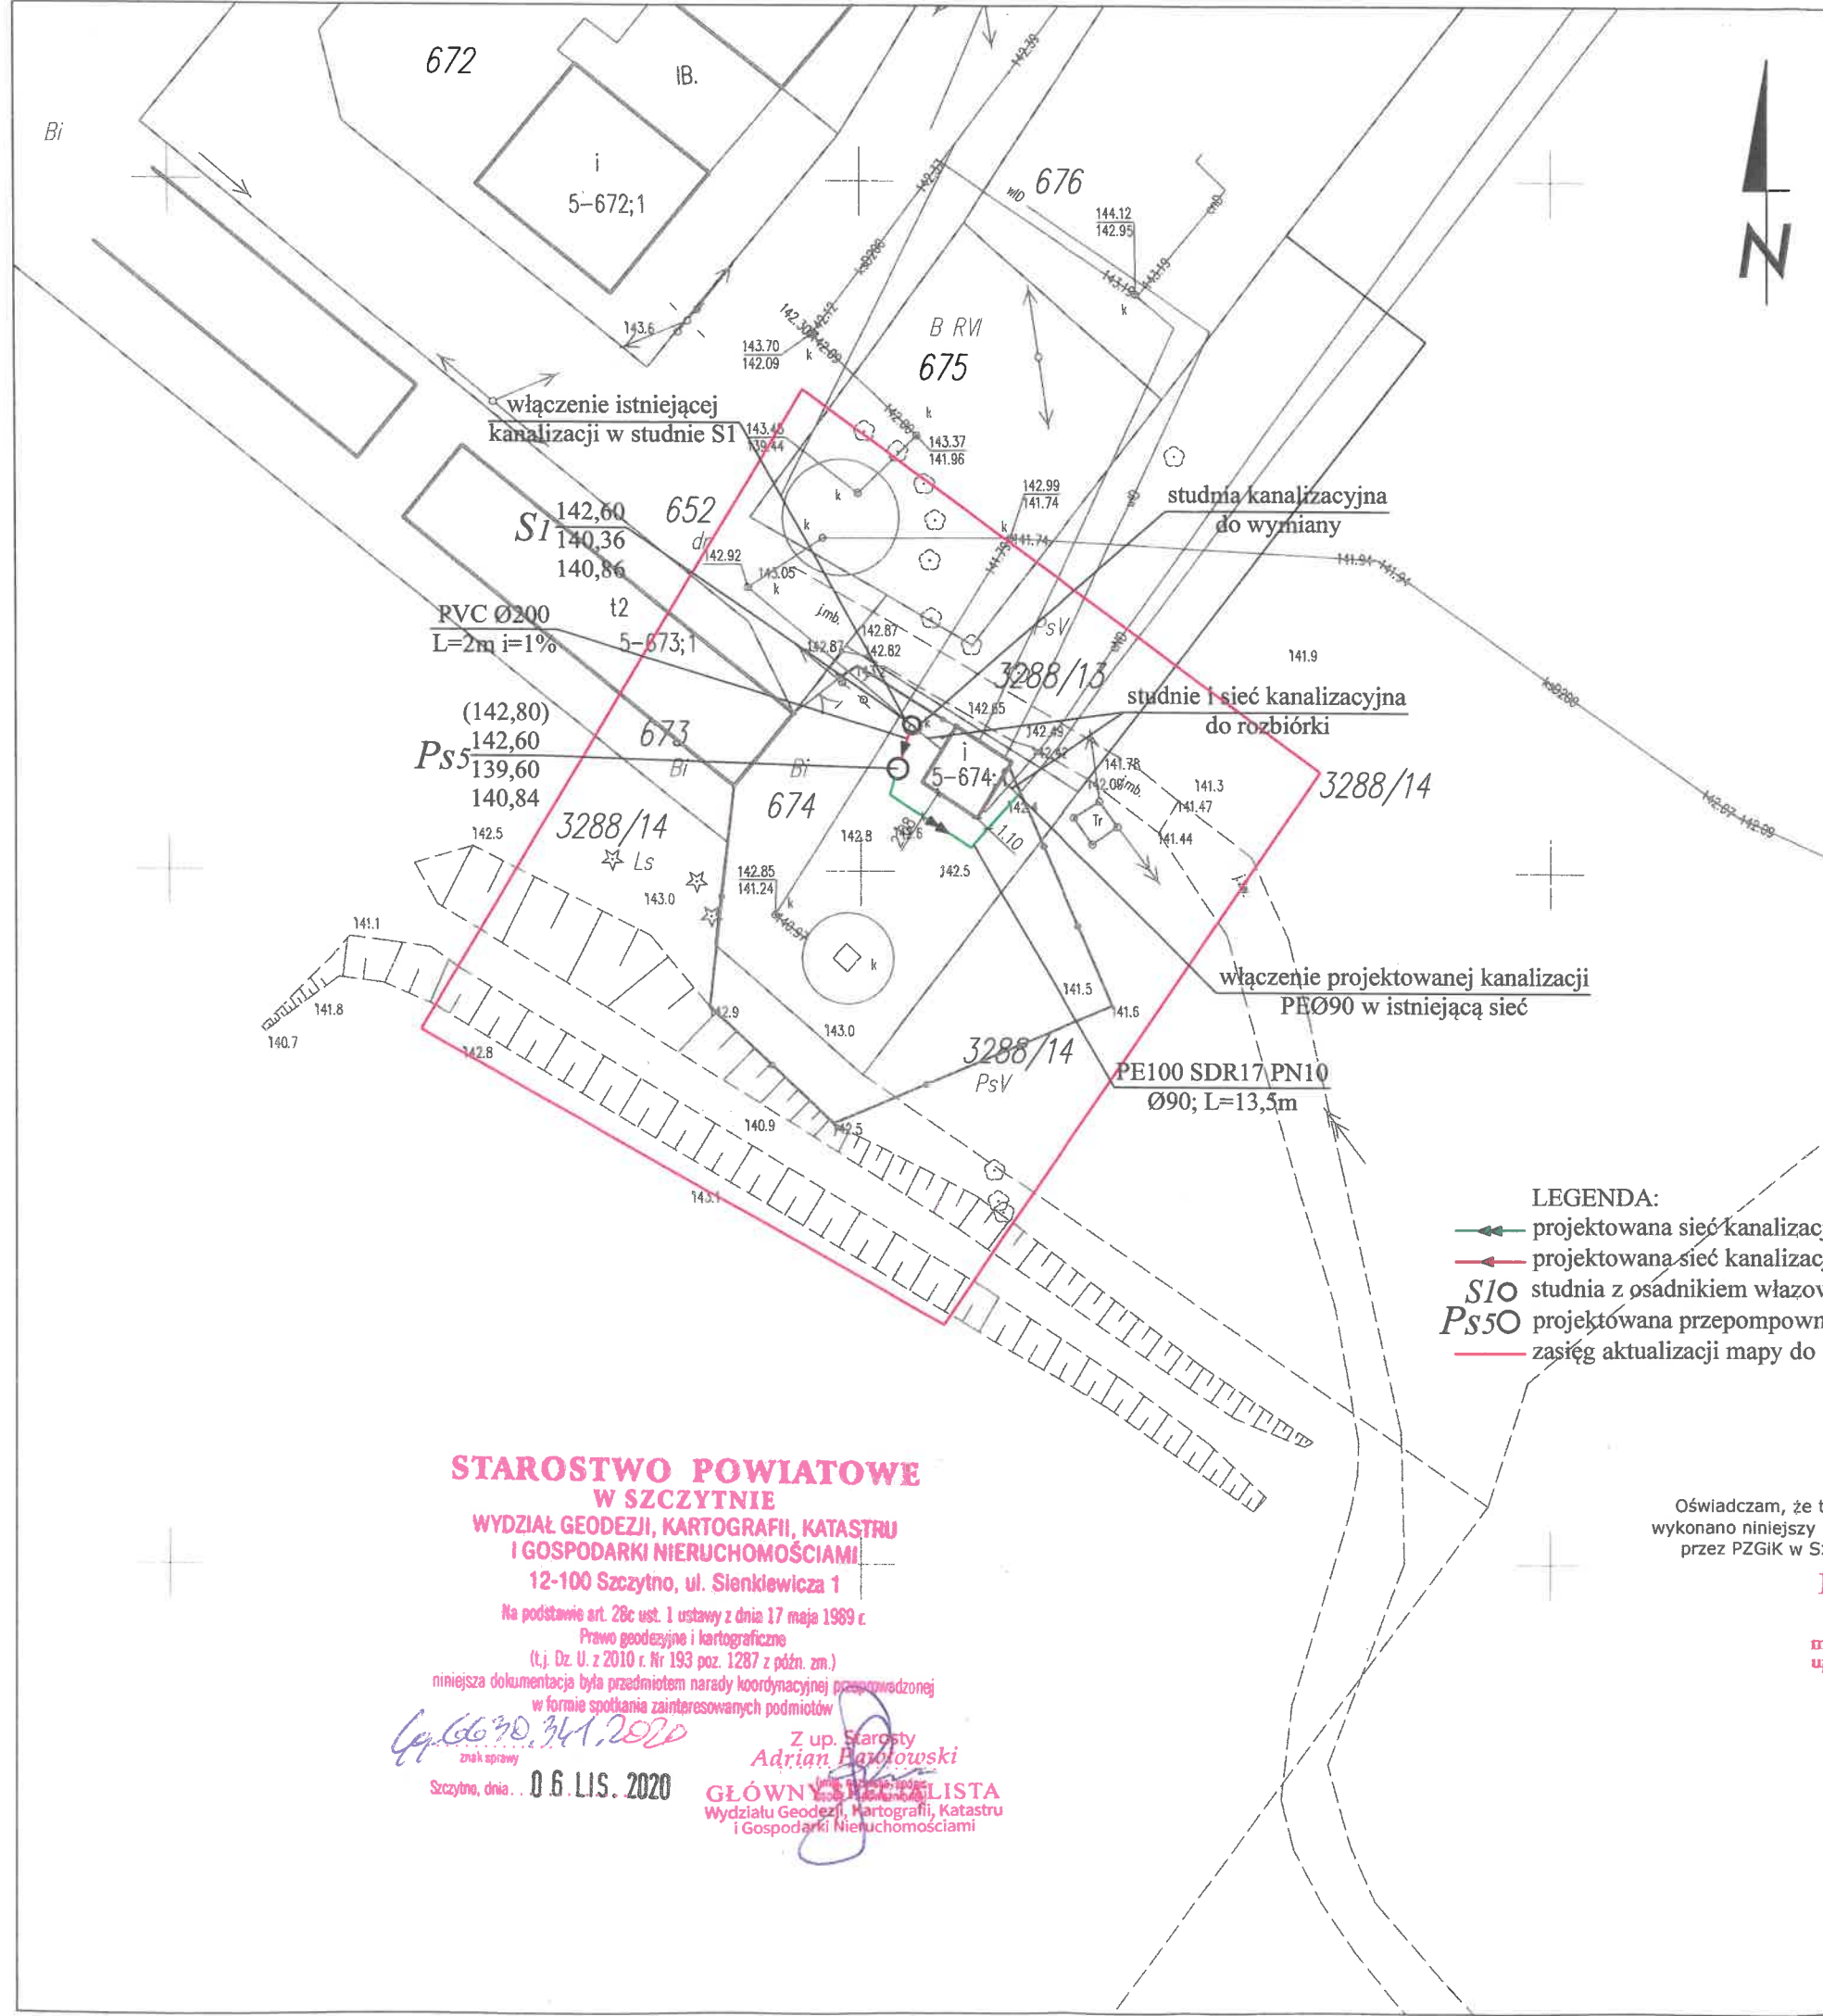

- LEGENDA:**
- ← projektowana sieć kanalizacji tłocznej PE100 SDR17 PN10 Ø90
  - projektowana sieć kanalizacji grawitacyjnej PVC-U Ø200 SN8
  - S10 studnia z osadnikiem włazowa Ø1200
  - Ps5 projektowana przepompownia ścieków Ps5
  - zasięg aktualizacji mapy do celów projektowych


**STAROSTWO POWIATOWE  
W SZCZYTNIEM**  
**WYDZIAŁ GEODEZJI, KARTOGRAFII, KATASTRU  
I GOSPODARKI NIERUCHOMOŚCIAMI**  
 12-100 Szczytno, ul. Sienkiewicza 1  
 Na podstawie art. 28c ust. 1 ustawy z dnia 17 maja 1989 r.  
 Prawo geodezyjne i kartograficzne  
 (t.j. Dz. U. z 2010 r. Nr 193 poz. 1287 z późn. zm.)  
 niniejsza dokumentacja była przedmiotem narady koordynacyjnej przeprowadzonej  
 w formie spotkania zainteresowanych podmiotów

Z up. Starosty  
**Adrian Baranowski**  
**GŁÓWNY INSPEKTOR**  
 Wydziału Geodezji, Kartografii, Katastru  
 i Gospodarki Nieruchomościami

Szczytno, dnia... **06 LIS. 2020**

Oświadczam, że treść mapy do celów projektowych, na której wykonano niniejszy projekt jest identyczna z treścią mapy wydanej przez PZGIK w Szczytynie zaewidencjonowanej pod numerem P.2817.2020.1326

**PROJEKTANT**  
**Adam Wardecki**  
 mgr inż. Adam Wardecki  
 upr. bud. WAM/0046/PWOS/06

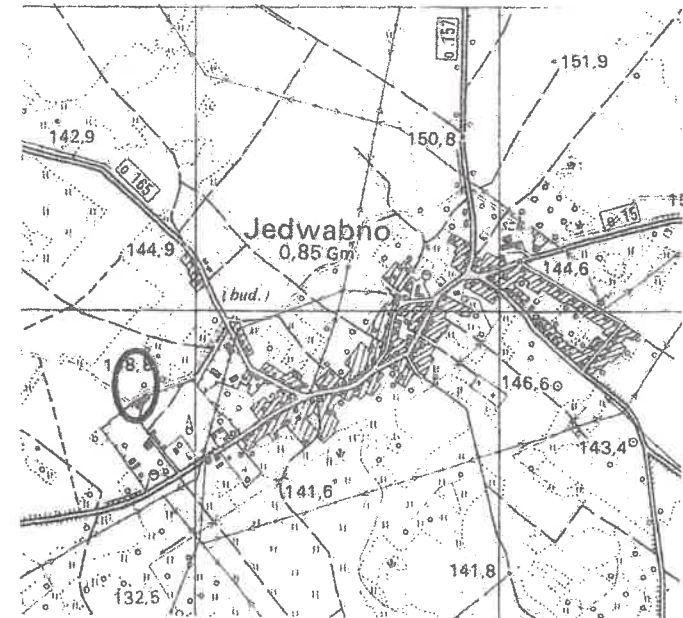

Biuro Projektów Inżynierskich Sp. z o.o. Sp. k. 12-100 Szczytno ul. B. Chrobrego 1 tel. 503-153-643	PROJEKT BUDOWLANY PRZEBUDOWY SIECI KANALIZACJI SANITARNEJ W JEDWABNIE		Nr rys. <b>PZT-5</b>
	Przedmiot rysunku: Projekt zagospodarowania terenu - przepompownia PS5		skala: <b>1:500</b>
	Inwestor: Zakład Gospodarki Komunalnej Sp. z o.o. w Jedwabnie, 12-122 Jedwabno, ul. 1 Maja 63		data: <b>03.11.2020</b>
Stanowisko	Imię i nazwisko	numer uprawnień	podpis
Projektant	mgr inż. Adam Wardecki	WAM/0046/PWOS/06	<i>[Signature]</i>
Asystent projektanta	inż. Bartosz Szydlik		<i>[Signature]</i>
Asystent projektanta	inż. Katarzyna Myślińska		<i>[Signature]</i>
Sprawdzający	mgr inż. Aleksandra Baran	WAM/0035/POOS/14	<i>[Signature]</i>