
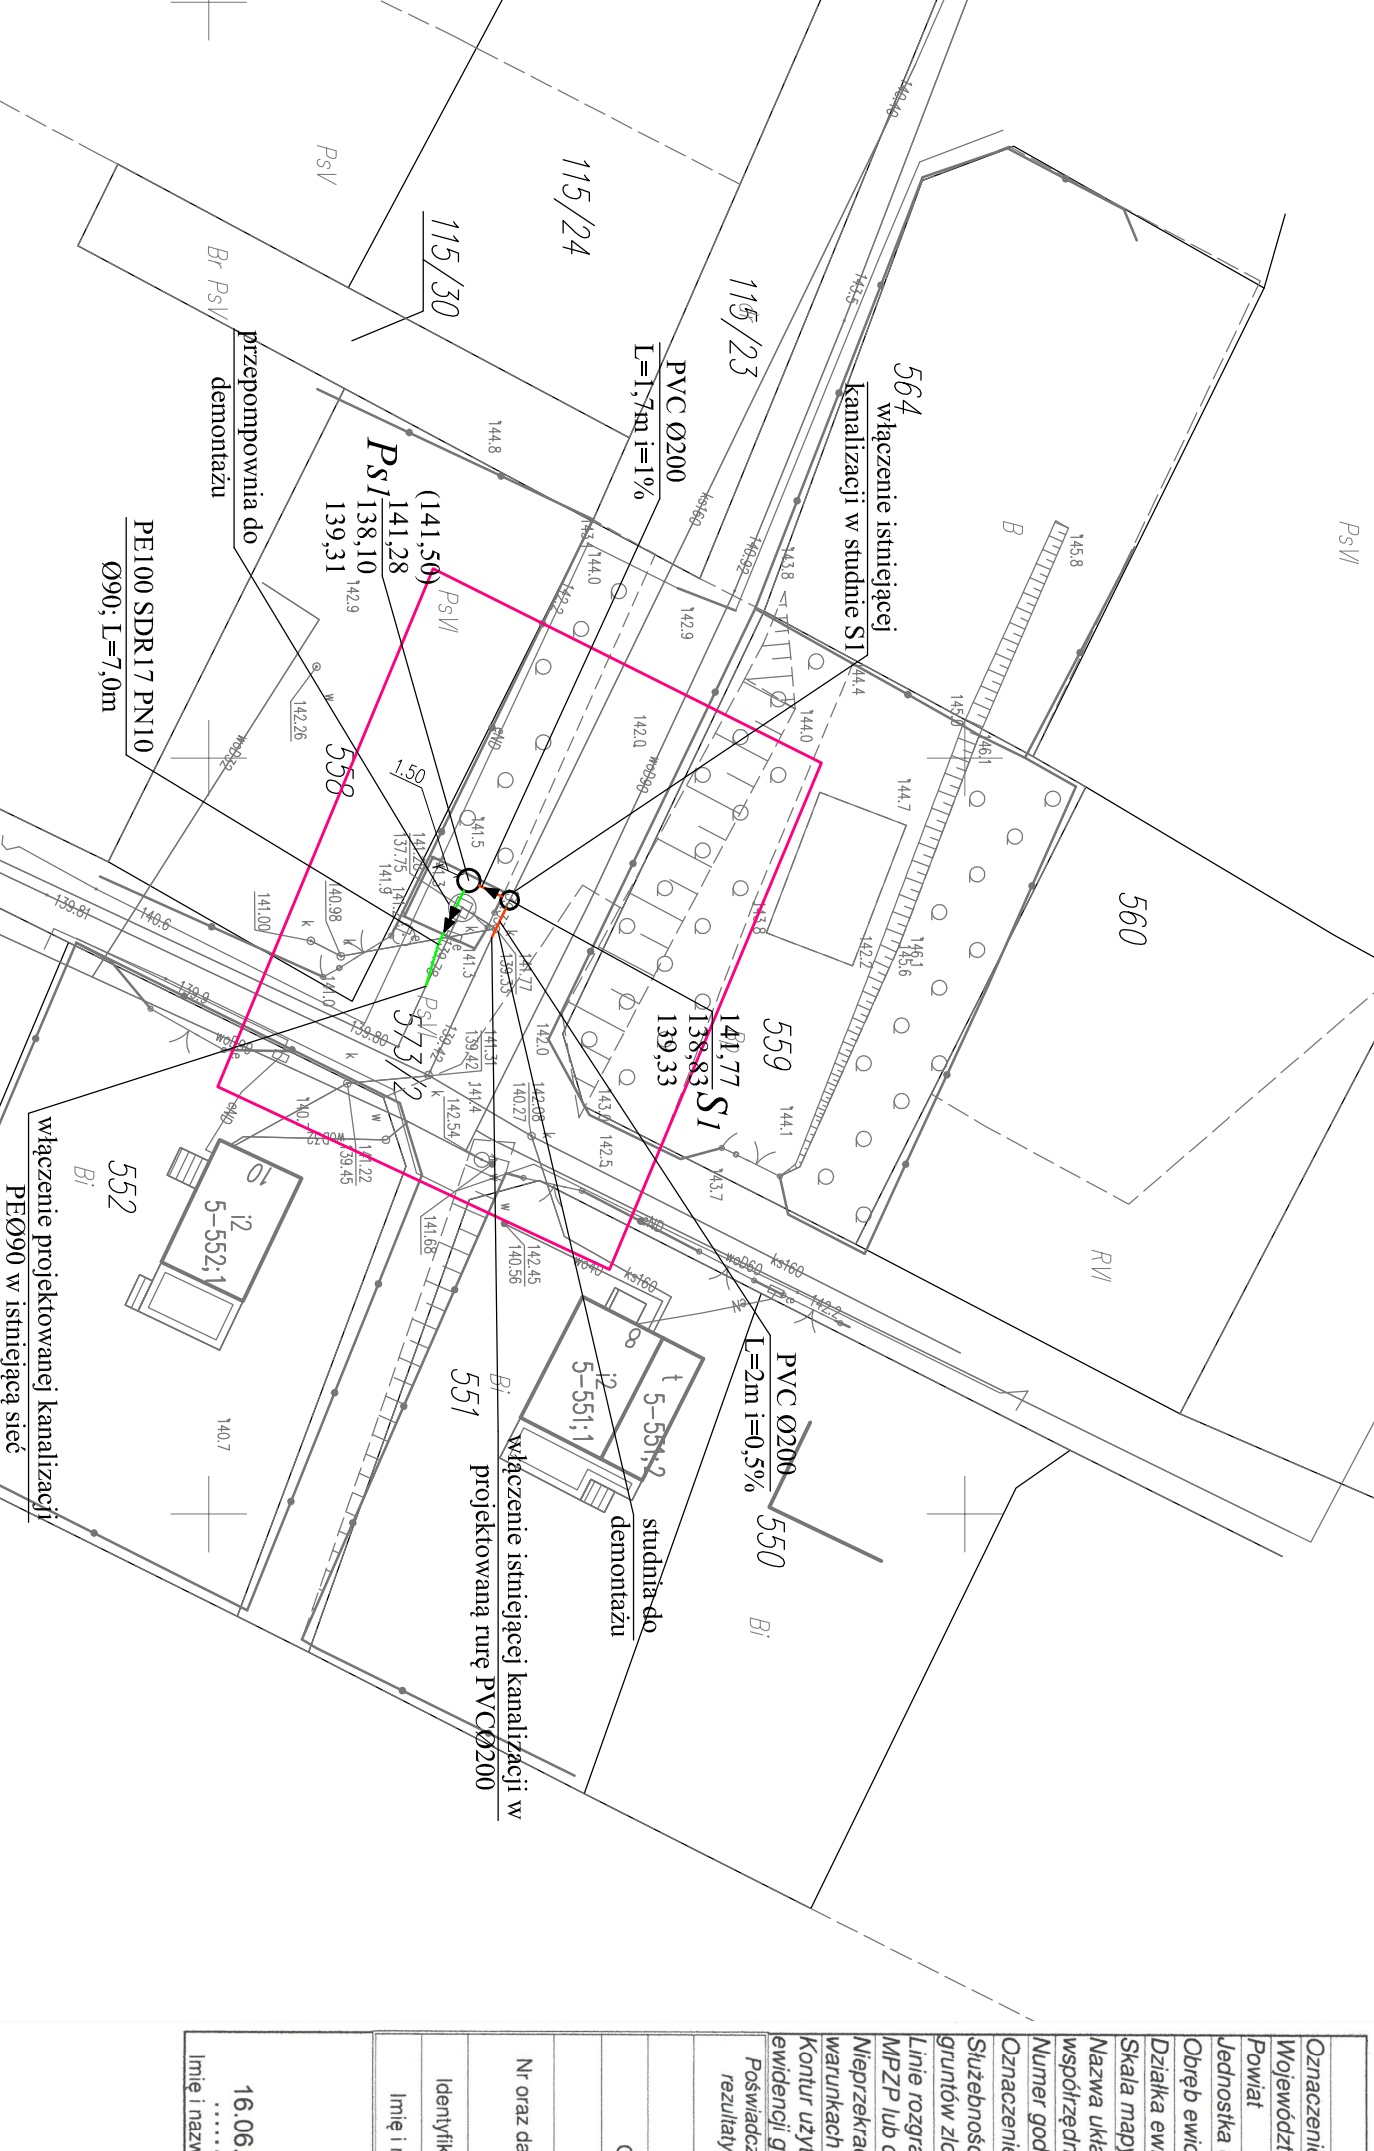


PROJEKT ZAGOSPODAROWANIA TERENU SKALA 1:500

MAPA DO CELÓW PROJEKTOWYCH

Oznaczenie kancelaryjne zgłoszenia pracy geodezyjnej (KERG)	Gg.6641.1309.2020
Województwo	warmińsko - mazurskie
Powiat	szczytnieński
Jednostka ewidencyjna (gmina)	281703_2 / Jedwabno
Obręb ewidencyjny	281703_2.0005 / Jedwabno
Działka ewidencyjna	573/2
Skala mapy	1:500
Nazwa układu	2000 / 7
współrzędnych	Kronstadt 60
wysokości	7.202.18.10.4.1
Numer godła	
Oznaczenie granic obszaru, który był przedmiotem aktualizacji	nie badano KW w zakresie służebności gruntowych
Służebności gruntuowe mające wpływ na zagospodarowanie gruntów zlokalizowanych w granicach projektowanej inwestycji	brak
Linie rozgraniczające tereny o różnym przeznaczeniu zgodnie z MPZP lub decyzją o warunkach zabudowy	brak
Nieprzekraczalna linia zabudowy zgodnie z MPZP lub decyzją o warunkach zabudowy	brak
Kontur użytku gruntowego, który nie jest ujawniony w bazie danych ewidencji gruntów i budynków	brak
Poświadczam, że niniejszy dokument został opracowany w wyniku prac geodezyjnych i kartograficznych, których rezultaty zawiera operat techniczny pozytywnie zweryfikowany. Jednocześnie informuję, że jestem świadomy odpowiedzialności karnej za złożenie fałszywego oświadczenia.	
Identyfikator zgłoszenia prac geodezyjnych	Gg.6641.1309.2020
Organ służby geodezyjnej, który otrzymał zgłoszenie	Starosta Szczytnieński
Wykonawca prac geodezyjnych	ABO-geo Geodezja i Kartografia Błażej Orzół
Nr oraz data sporządzenia dokumentu zawierającego wynik pozytywnej weryfikacji	2 dnio 30.06.2020r. P.2817.2020.140
Identyfikator ewidencyjny materiału zasobu – operatu technicznego	P.2817.2020.140
Imię i nazwisko oraz nr uprawnień zawodowych kierownika prac	Błażej Orzół (20701)

ORIENTACJA

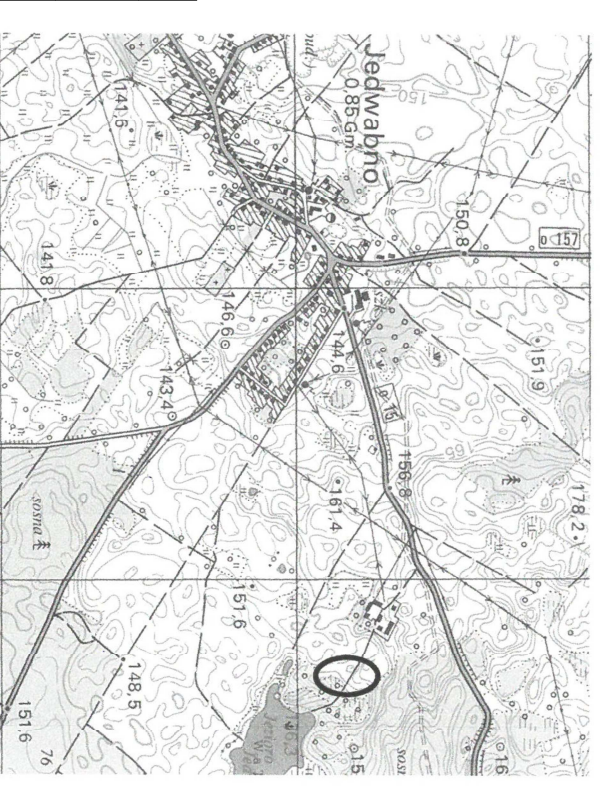

- LEGENDA:**
- projektowana sieć kanalizacji tłocznej PE100 SDR17 PN10 Ø90
 - projektowana sieć kanalizacji grawitacyjnej PVC-U Ø200 SN8
 - studnia z osadnikiem wiazowa Ø1200
 - projektowana przepompownia ścieków Ps1
 - zasieg aktualizacji mapy do celów projektowych Ps10

Oświadczam, że treść mapy do celów projektowych, na której wykonano niniejszy projekt, jest identyczna z treścią mapy wydanej przez PZGIG w Szczytnie zaewidencjonowanej pod numerem P.2817.2020.1440

podpis projektanta

Biuro Projektów Inżynierskich		PRZEKAZANE	
Sp. z o.o. Sp. k.		SAINTARNEJ W JEDWABNO	
12-100 Szczytno		Przedmiot rysunku:	
ul. B. Chrobrego 1		Projekt zagospodarowania terenu - przepompownia Ps1	
tel. 503-153-643		Inwestor: Zakład Gospodarki Komunalnej Sp. z o.o. w Jedwabnie, 12-122 Jedwabno, ul. 1 Maja 63	
Stanowisko	Imię i nazwisko	numer uprawnień	data:
Projektant	mgr inż. Adam Wardecki	WAM/0046/PWOS/06	03.11.2020
Asystent projektanta	inż. Bartosz Szydlik		podpis
Asystent projektanta	inż. Katarzyna Wysińska		
Sprawdzający	mgr inż. Aleksandra Baran	WAM/0035/POOS/14	

