


PROJEKT ZAGOSPODAROWANIA TERENU SKALA 1:500


MAPA DO CELÓW PROJEKTOWYCH

Oznaczenie kancelaryjne zgłoszenia pracy geodezyjnej (KERG)	Gg.6641.1309.2020
Województwo	warmińsko - mazurskie
Powiat	szczywieński
Jednostka ewidencyjna (gmina)	281703 2 / Jedwabno
Obszar ewidencyjny	281703_2.0005 / Jedwabno
Działka ewidencyjna	120/12
Skala mapy	1:500
Nazwa układu	2000 / 7
współrzędnych	Kronstadt 60
Numer godła	7.202.18.15.1.2
Oznaczenie granic obszaru, który był przedmiotem aktualizacji	<u>nie badano KW w zakresie służebności gruntowych</u>
Służebności gruntowe mające wpływ na zagospodarowanie gruntów zlokalizowanych w granicach projektowanej inwestycji	brak
Linie rozgraniczające tereny o różnym przeznaczeniu zgodnie z MPZP lub decyzją o warunkach zabudowy	brak
Nieprzekraczalna linia zabudowy zgodnie z MPZP lub decyzją o warunkach zabudowy	brak
Kontur użytku gruntowego, który nie jest ujawniony w bazie danych ewidencji gruntów i budynków	brak
Poświadczam, że niniejszy dokument został opracowany w wyniku prac geodezyjnych i kartograficznych, których rezultaty zawiera operat techniczny pozytywnie zweryfikowany. Jednocześnie informuję, że jestem świadomy odpowiedzialności kamiej za złożenie fałszywego oświadczenia.	
Identyfikator zgłoszenia prac geodezyjnych	Gg.6641.1309.2020
Organ służby geodezyjnej, który otrzymał zgłoszenie	Starosta Szczywieński
Wykonawca prac geodezyjnych	ABO-geo Geodezja i Kartografia Błażej Orzol
Nr oraz data sporządzenia dokumentu zawierającego wynik pozytywnej weryfikacji	Protokół weryfikacji <u>z dnia 30.06.2020r.</u>
Identyfikator ewidencyjny materiału zasobu – operatu technicznego	P.2817.2020.3440
Imię i nazwisko oraz nr uprawnień zawodowych kierownika prac	Błażej Orzol (20701)
Imię i nazwisko, nr uprawnień oraz data i podpis geodety uprawniającego.	ABO-geo GEODEZJA i KARTOGRAFIA Błażej Orzol 12-120 Dzwierzyny, ul. Niepodległości 10 tel. 505 604 148 NIP 7455719932..R.3693246576 Pieczęćka firmowa

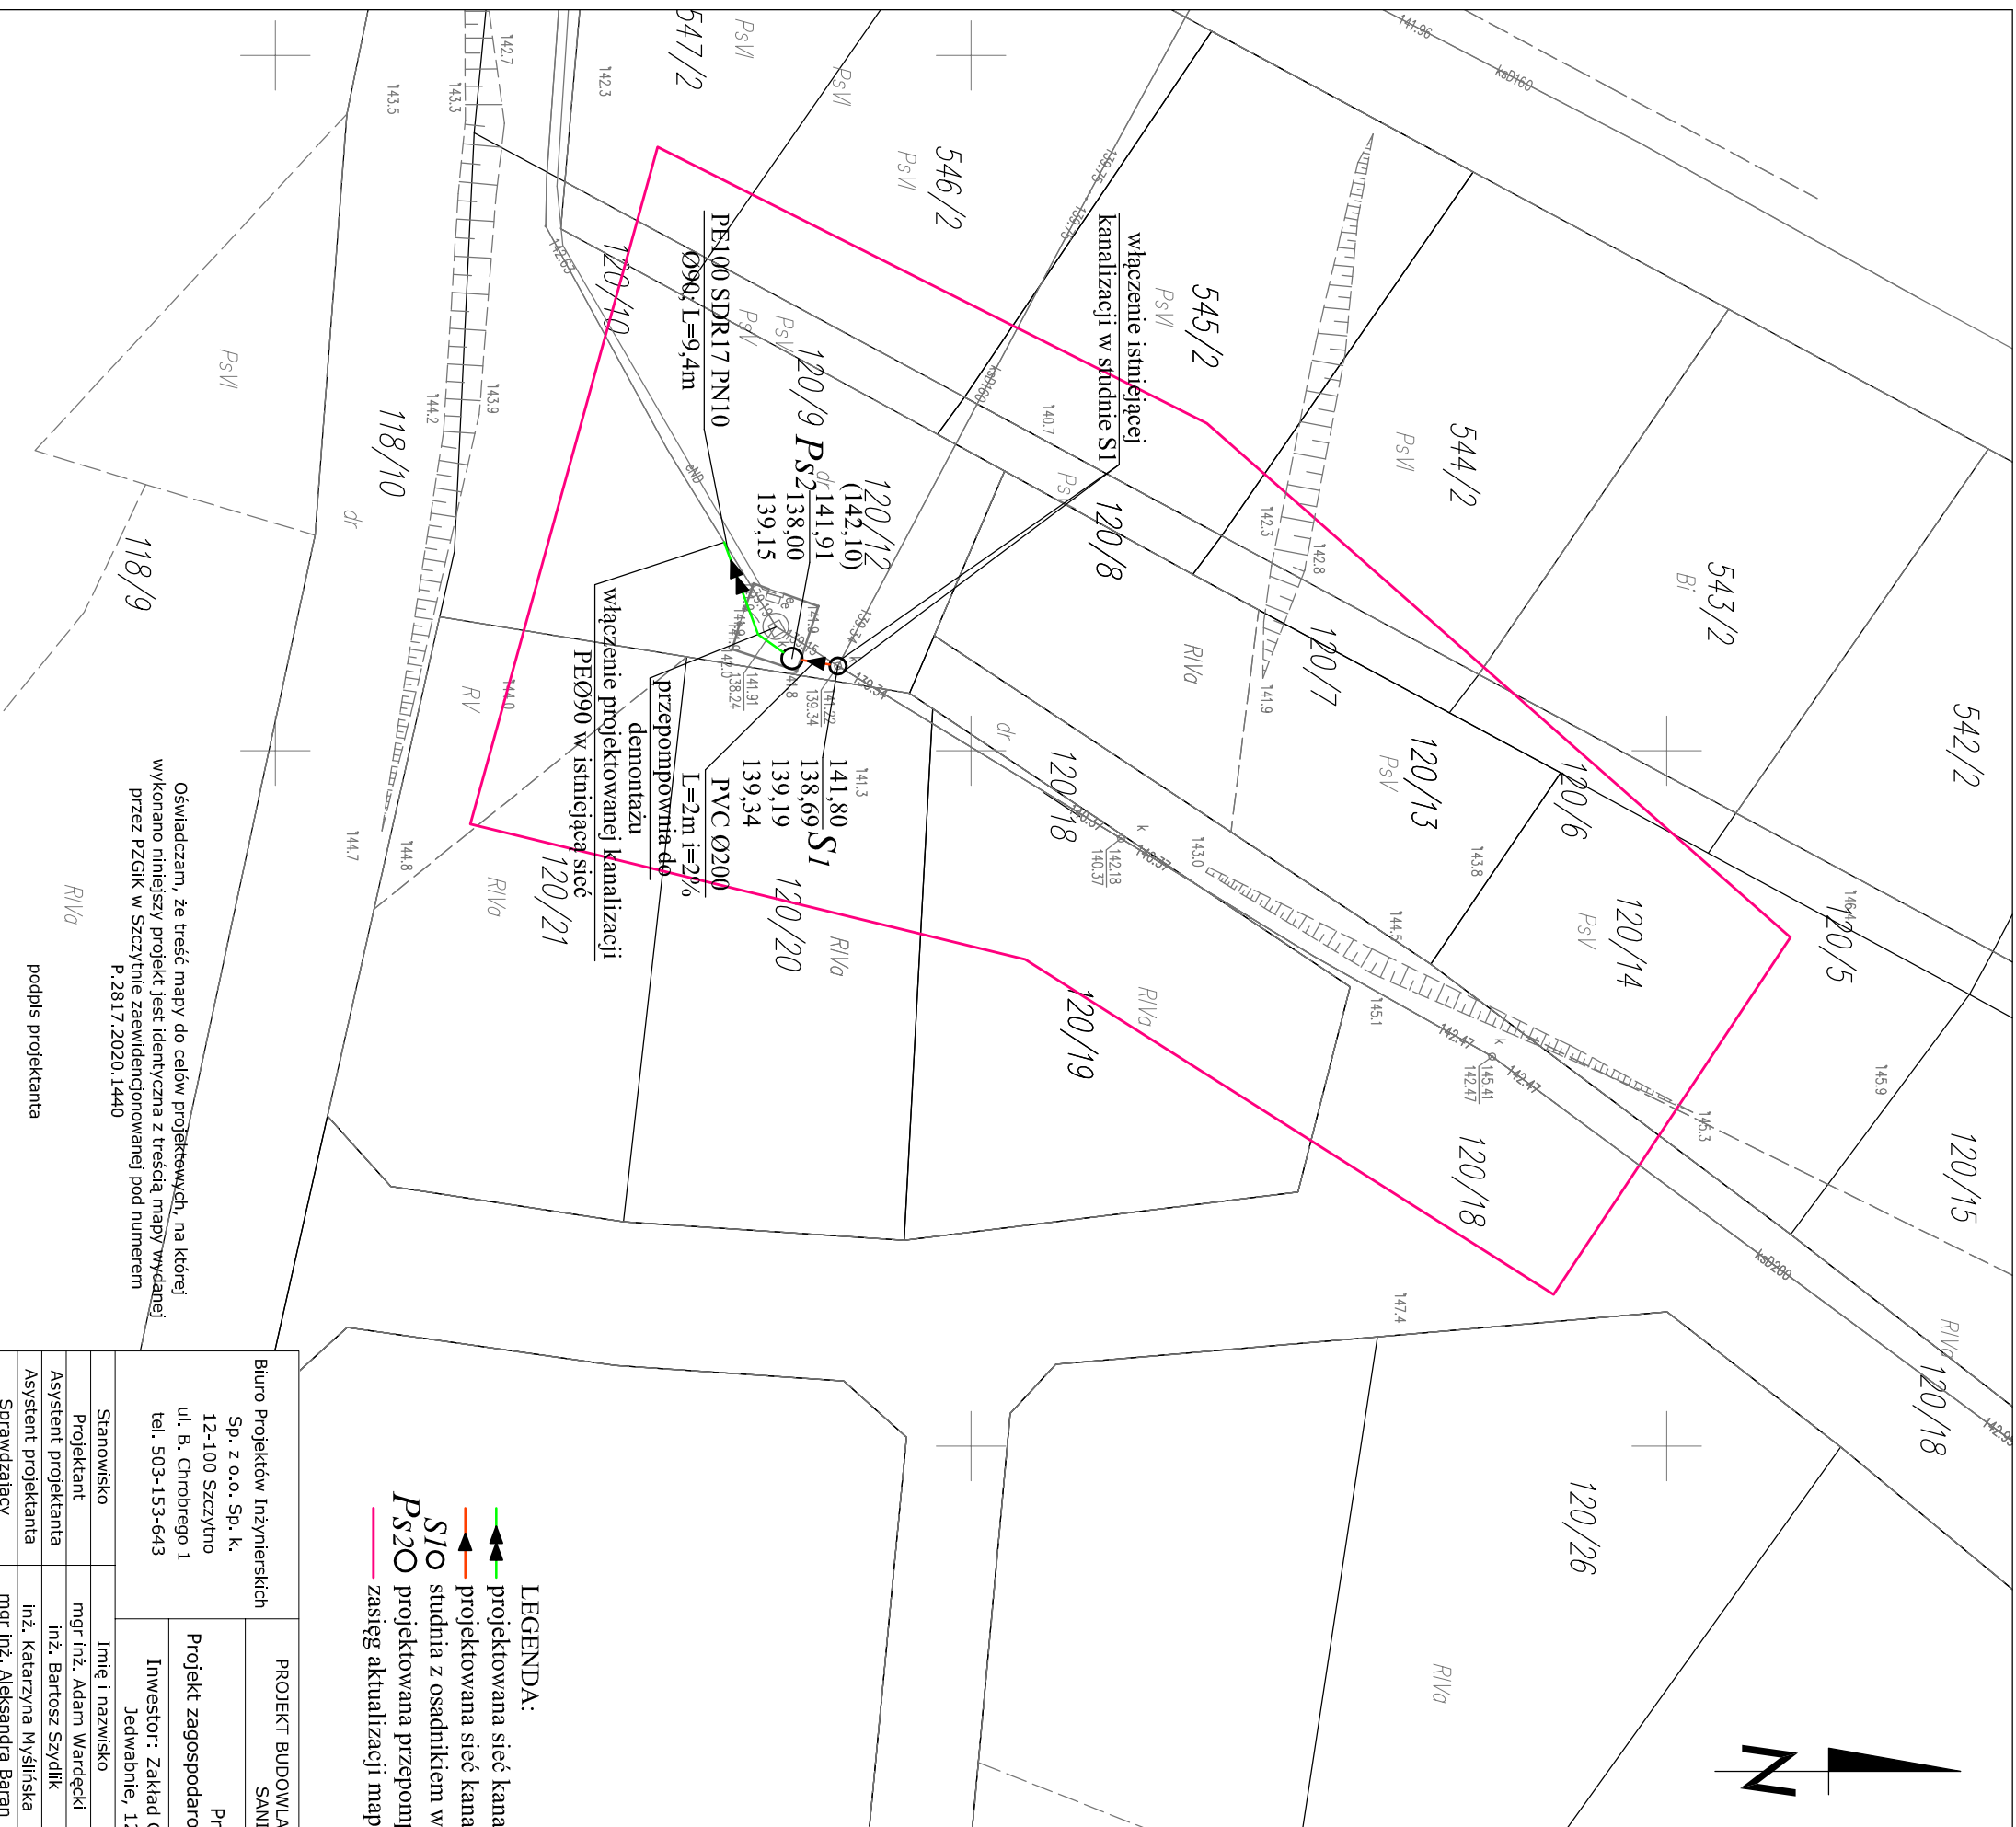

- LEGENDA:**
- ▶▶ projektowana sieć kanalizacji tłocznej PE100 SDR17 PN10 Ø90
 - ▶▶ projektowana sieć kanalizacji grawitacyjnej PVC-U Ø200 SN8
 - ▶▶ studnia z osadnikiem wiazowa Ø1200
 - ▶▶ projektowana przepompownia ścieków Ps2
 - zasięg aktualizacji mapy do celów projektowych

Biurowisko		Imię i nazwisko	
Projektant	mgr inż. Adam Wardęcki		
Asystent projektanta	inż. Bartosz Szydlik		
Asystent projektanta	inż. Katarzyna Myślińska		
Sprawdzający	mgr inż. Aleksandra Baran		
PROJEKT BUDOWLANY PRZEBUDOWY SIECI KANALIZACJI SANITARNEJ W JEDWABNIE		Nr rys.	PZT-2
Przedmiot rysunku: Projekt zagospodarowania terenu - przepompownia PS2		skala:	1:500
Inwestor: Zakład Gospodarki Komunalnej Sp. z o.o. w Jedwabnie, 12-122 Jedwabno, ul. 1 Maja 63		data:	03.11.2020
numer uprawnień		podpis	
WAM/0046/PWOS/06			
WAM/0035/POOS/14			

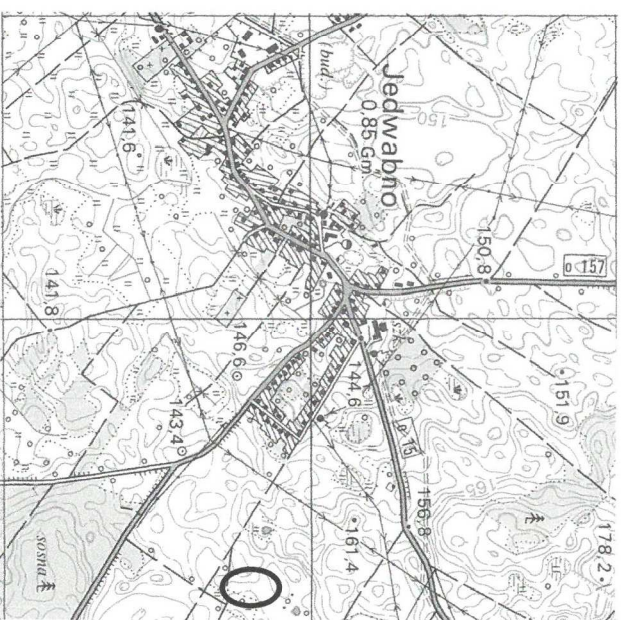

Oświadczam, że treść mapy do celów projektowych, na której wykonano niniejszy projekt jest identyczna z treścią mapy wydanej przez PZGIG w Szczytnie zaewidencjonowanej pod numerem P.2817.2020.1440

R.Vi
podpis projektanta