


PROJEKT ZAGOSPODAROWANIA TERENU SKALA 1:500

MAPA DO CELÓW PROJEKTOWYCH

Oznaczenie kancelaryjne zgłoszenia pracy geodezyjnej (KERG)	Gg.6641.979.2020
Województwo	warmińsko - mazurskie
Powiat	szczywieński
Jednostka ewidencyjna (gmina)	281703 2 / Jedwabno
Obiekt ewidencyjny	281703 2.0005 / Jedwabno
Dziłka ewidencyjna	55/5
Skala mapy	1:500
Nazwa układu	prostokątnych płaskich / streła
współrzędnych	Kronstadt 60
Numer godła	7.202.18.09.3.1
Oznaczenie granic obszaru, który był przedmiotem aktualizacji	nie badano KW w zakresie służebności gruntowych
Służebności gruntowe mające wpływ na zagospodarowanie gruntów zlokalizowanych w granicach projektowanej inwestycji	brak
Linie rozgraniczające tereny o różnym przeznaczeniu zgodnie z MPZP lub decyzją o warunkach zabudowy	brak
Nieprzekraczalna linia zabudowy zgodnie z MPZP lub decyzją o warunkach zabudowy	brak
Kontur użytku gruntowego, który nie jest ujawniony w bazie danych ewidencji gruntów i budynków	brak

GEODETA UPRAWNIENY
ABO-geo
GEODEZJA I KARTOGRAFIA
Blazej Orzół
 mgr inż. *Blazej Orzół*
 12-120 Działkowy, ul. Niepodległości 10
 tel. 505 604 148
 NIP 7451719932, R.3699346570
 Pieczęćka firmowa

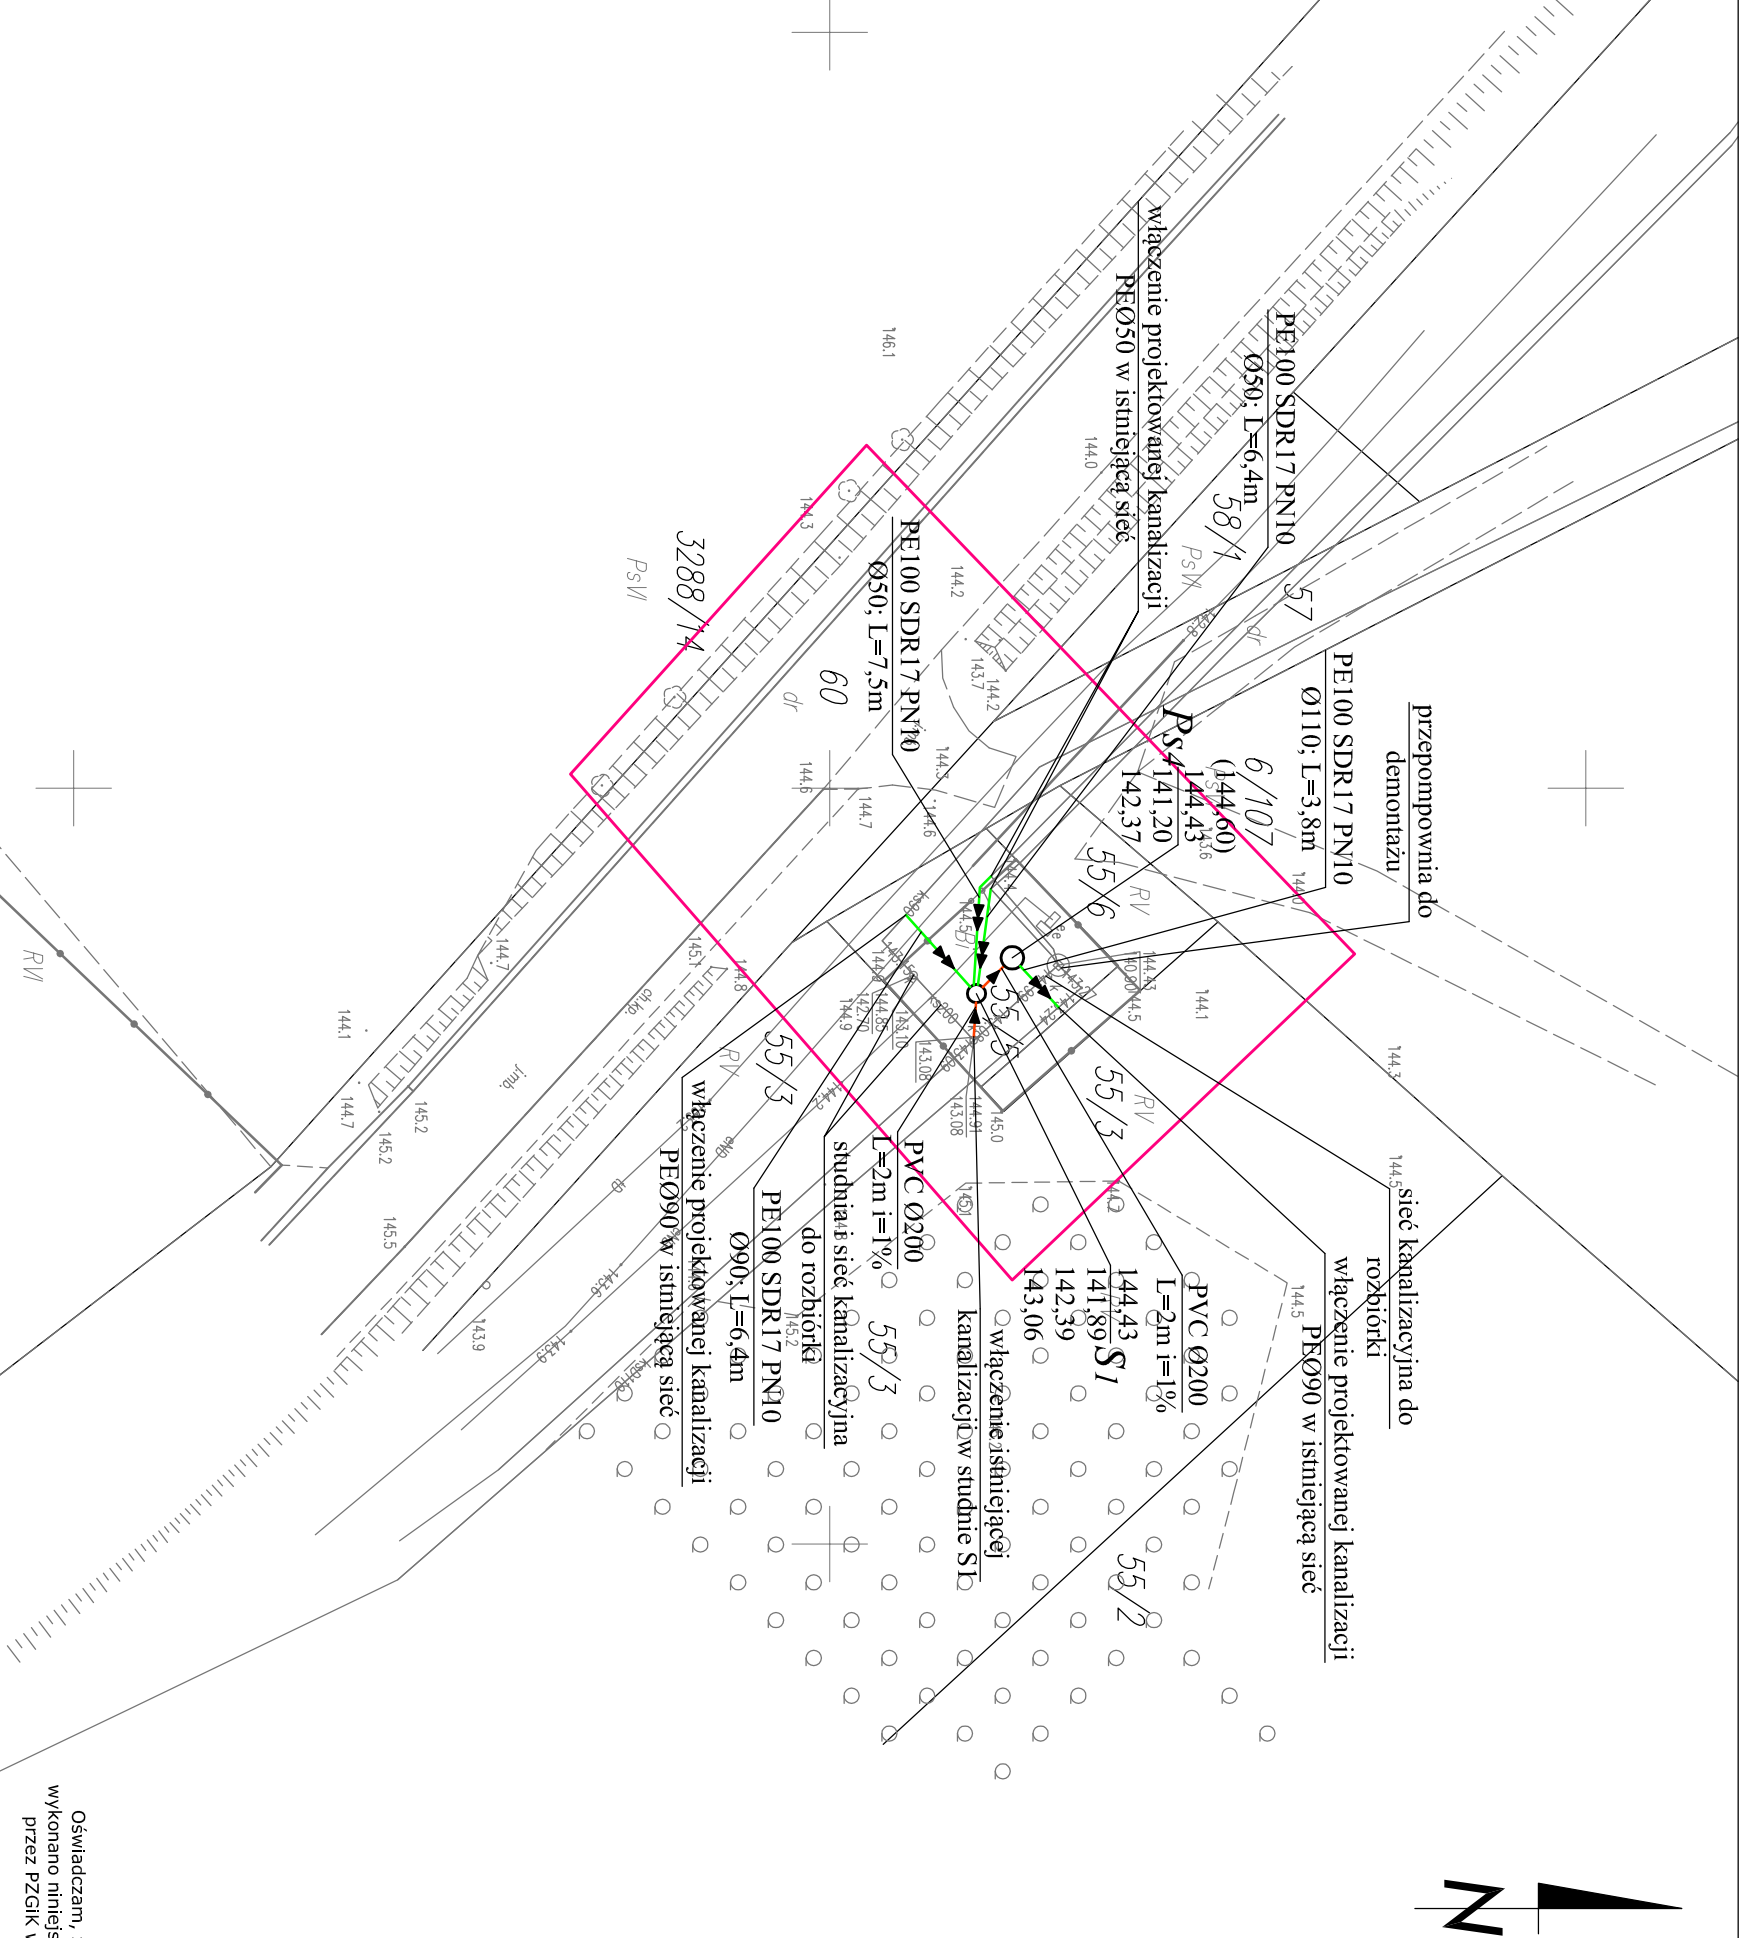


LEGENDA:

- projektowana sieć kanalizacji tocznej PE100 SDR17 PN10 Ø50/90/110
- projektowana sieć kanalizacji grawitacyjnej PVC-U Ø200 SN8
- studnia z osadnikiem włączowa Ø1200
- projektowana przepompownia ścieków Ps4
- zastępek aktualizacji mapy do celów projektowych

Oświadczam, że treść mapy do celów projektowych, na której wykonano niniejszy projekt jest identyczna z treścią mapy wydanej przez PZGIK w Szczytnie zaewidencjonowanej pod numerem P.2817.2020.1326

podpis projektanta

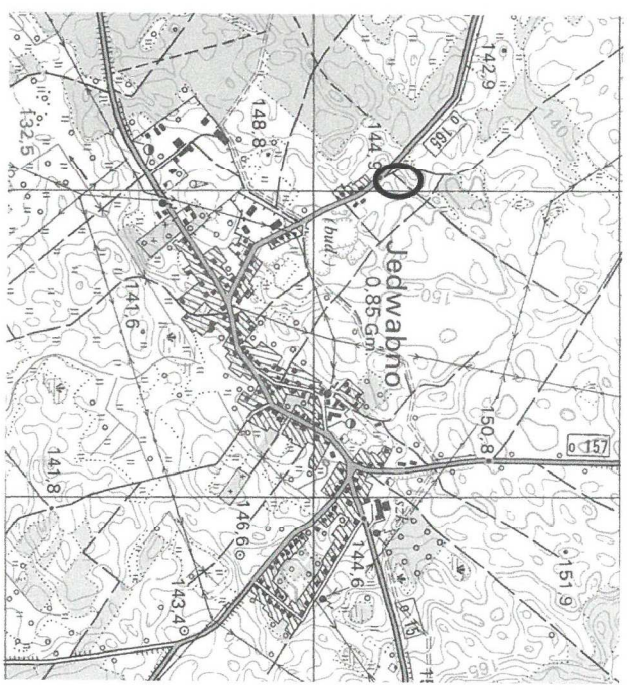

Biuro Projektów Inżynierskich Sp. z o.o. Sp. k. 12-100 Szczytno ul. B. Chrobrego 1 tel. 503-153-643	PROJEKT BUDOWLANY PRZEBUDOWY SIECI KANALIZACJI SANITARNEJ W JEDWABNIE	Nr rys. PZT-4
Investor: Zakład Gospodarki Komunalnej Sp. z o.o. w Jedwabnie, 12-122 Jedwabno, ul. 1 Maja 63	Imię i nazwisko mgr inż. Adam Wardęcki	data: 03.11.2020
Projektant mgr inż. Adam Wardęcki	numer uprawnień WAM/0046/PWOS/06	podpis
Asystent projektanta Inż. Katarzyna Wyślińska		
Sprawdzający mgr inż. Aleksandra Baran	WAM/0035/POOS/14	