


PROJEKT ZAGOSPODAROWANIA TERENU SKALA 1:500

MAPA DO CELÓW PROJEKTOWYCH

Oznaczenie kancelaryjne zgłoszenia pracy geodezyjnej (KERG)	Gg.6641.979.2020
Województwo	warmińsko - mazurskie
Powiat	szczygiński
Jednostka ewidencyjna (gmina)	281703_2 / Jedwabno
Obręb ewidencyjny	281703_2.0005 / Jedwabno
Działka ewidencyjna	674
Skala mapy	1:500
Nazwa układu współrzędnych	prostokątnych płaskich / streła wysokości
Numer godła	2000 / 7
Oznaczenie granic obszaru, który był przedmiotem aktualizacji	Kronsztaedt 60
Służebności gruntowne mające wpływ na zagospodarowanie gruntów zlokalizowanych w granicach projektowanej inwestycji	7.202.18.14.1.1
Linie rozgraniczające tereny o różnym przeznaczeniu zgodnie z MPZP lub decyzją o warunkach zabudowy	nie badano KW w zakresie służebności gruntownych
Nieprzekraczalna linia zabudowy zgodnie z MPZP lub decyzją o warunkach zabudowy	brak
Kontur użytku gruntowego, który nie jest ująty w bazie danych ewidencji gruntów i budynków	brak




GEODETA UPRAWNIENY
 mgr inż. Błażej Orzół
 12-120 Dzwierzulny, ul. Niepodległości 10
 tel. 505 504 148
 NIP 7451719932, R.369346570
 Pieczęćka firmowa

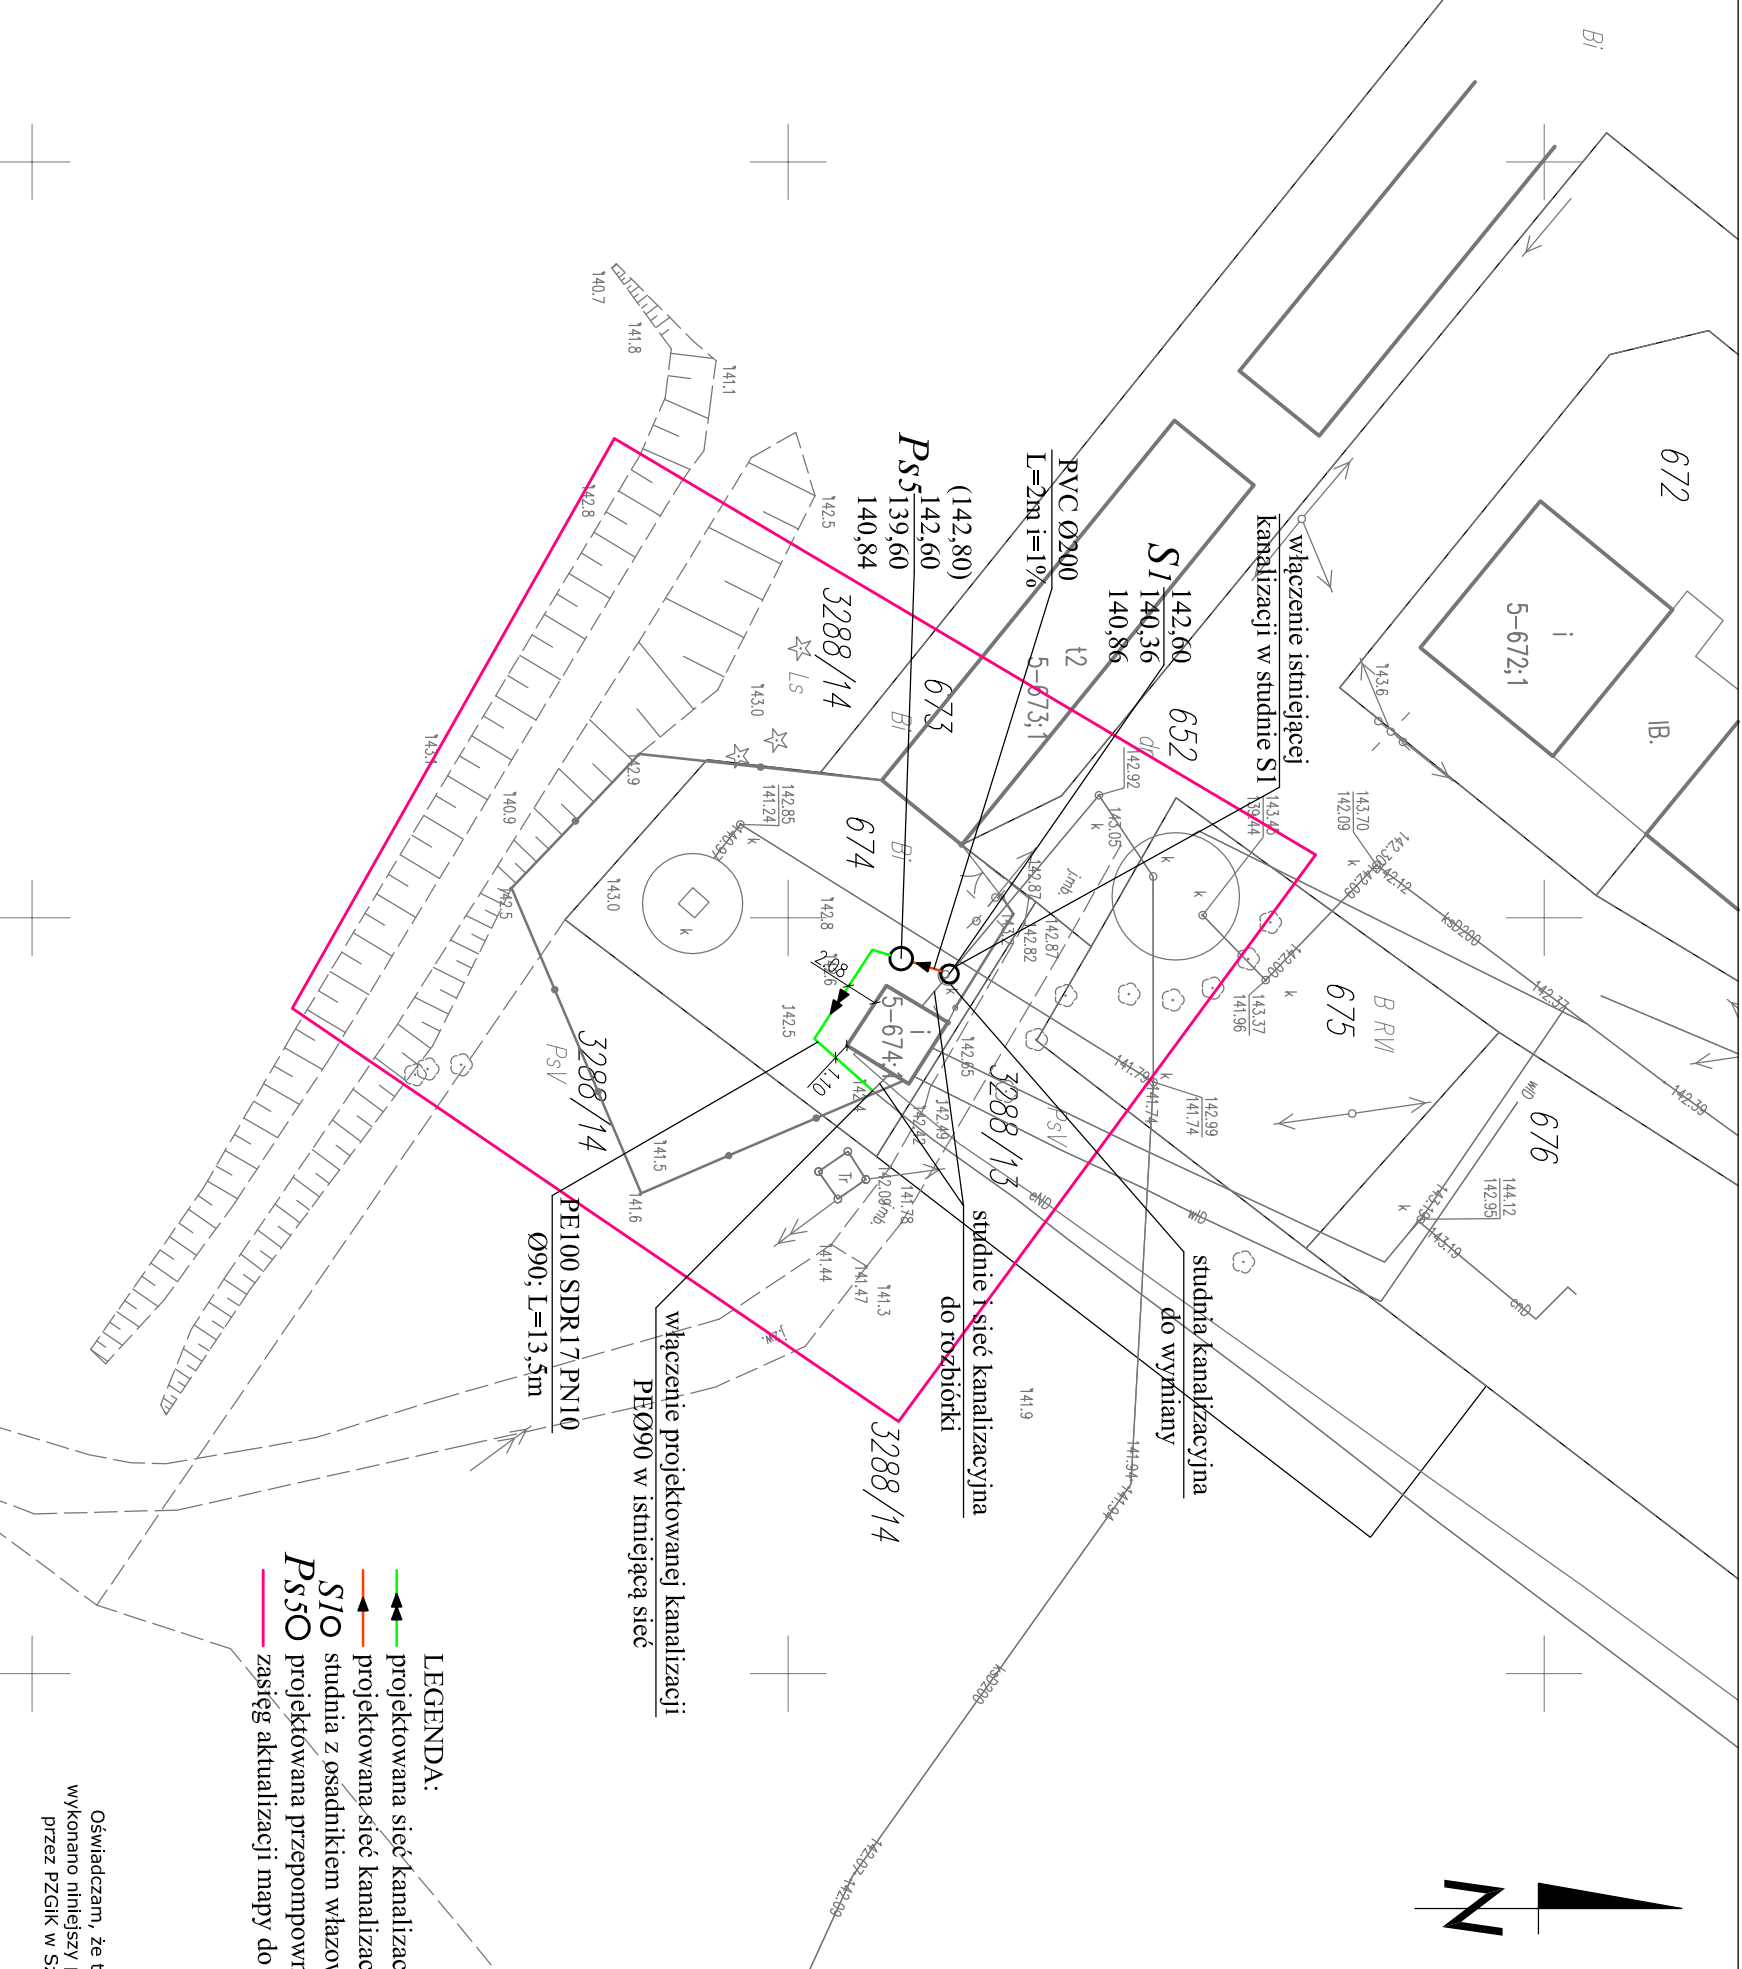

- LEGENDA:**
- projektowana sieć kanalizacji tłocznej PE100 SDR17 PN10 Ø90
 - projektowana sieć kanalizacji grawitacyjnej PVC-U Ø200 SN8
 - studnia z osadnikiem wazowa Ø1200
 - projektowana przepompownia ścieków Ps5
 - zasięg aktualizacji mapy do celów projektowych

Oświadczam, że treść mapy do celów projektowych, na której wykonano niniejszy projekt jest identyczna z treścią mapy wydanej przez PZGIK w Szczytnie zaewidencjonowanej pod numerem P.2817.2020.1326

podpis projektanta

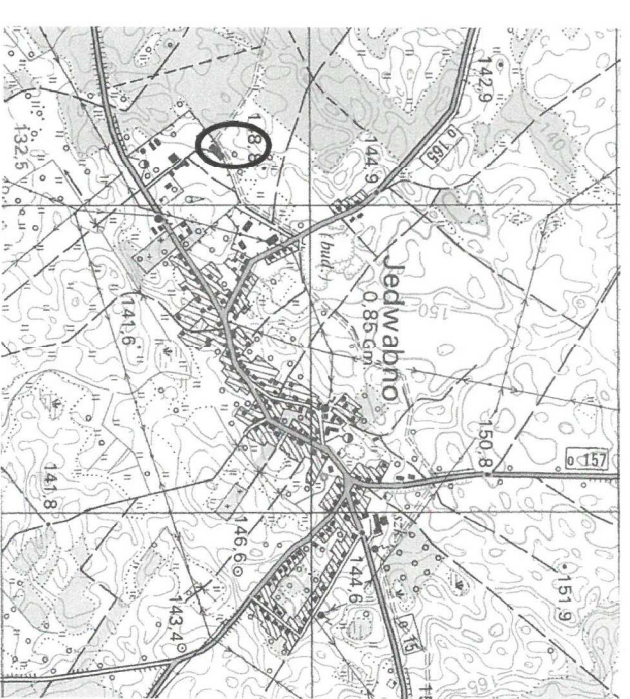

Biuro Projektów Inżynierskich Sp. z o.o. Sp. k. 12-100 Szczytno ul. B. Chrobrego 1 tel. 503-153-643	PROJEKT BUDOWLANY PRZEBUDOWY SIECI KANALIZACJI SANITARNEJ W JEDWABNIE	Nr rys. PZT-5
	Przedmiot rysunku: Projekt zagospodarowania terenu - przepompownia Ps5	Skala: 1:500
Inwestor: Zakład Gospodarki Komunalnej Sp. z o.o. w Jedwabno, 12-122 Jedwabno, ul. 1 Maja 63	data: 03.11.2020	podpis
Stanowisko Projektant Asystent projektanta Asystent projektanta Sprawdzający	Imię i nazwisko mgr inż. Adam Wardęcki inż. Bartosz Szydlik inż. Katarzyna Wyślińska mgr inż. Aleksandra Baran	numer uprawnień WAM/0046/PWOS/06 WAM/0035/POOS/14